



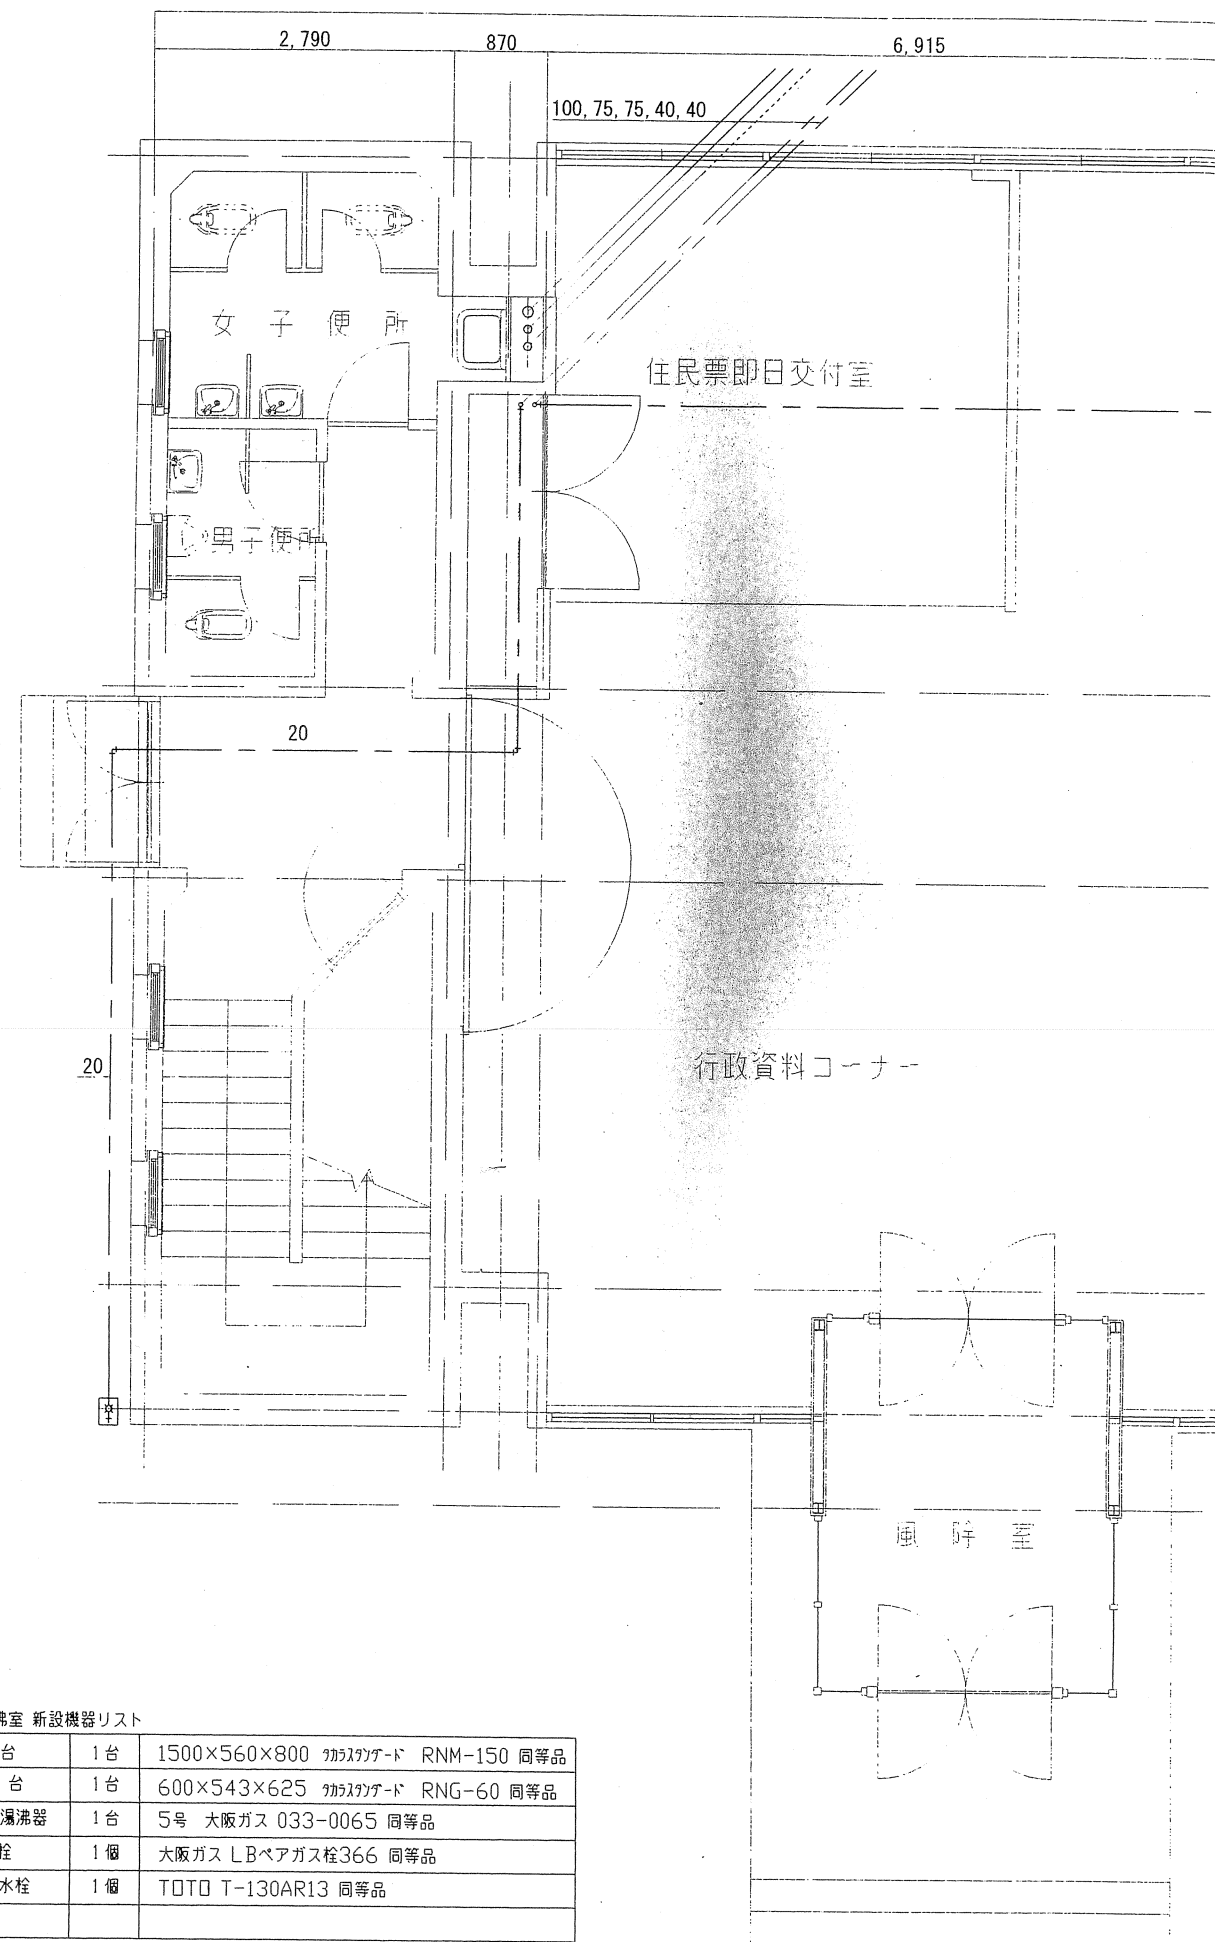


1F 湯沸室 新設機器リスト

S-1	流し台	1台	1500×560×800 カラスカゲ-ド RNM-150 同等品
S-2	コンロ台	1台	600×543×625 カラスカゲ-ド RNG-60 同等品
B-1	ガス小型湯沸器	1台	5号 大阪ガス 033-0065 同等品
B-2	2口ガス栓	1個	大阪ガス LBベアガス栓366 同等品
W-1	泡沫自在水栓	1個	TOTO T-130AR13 同等品

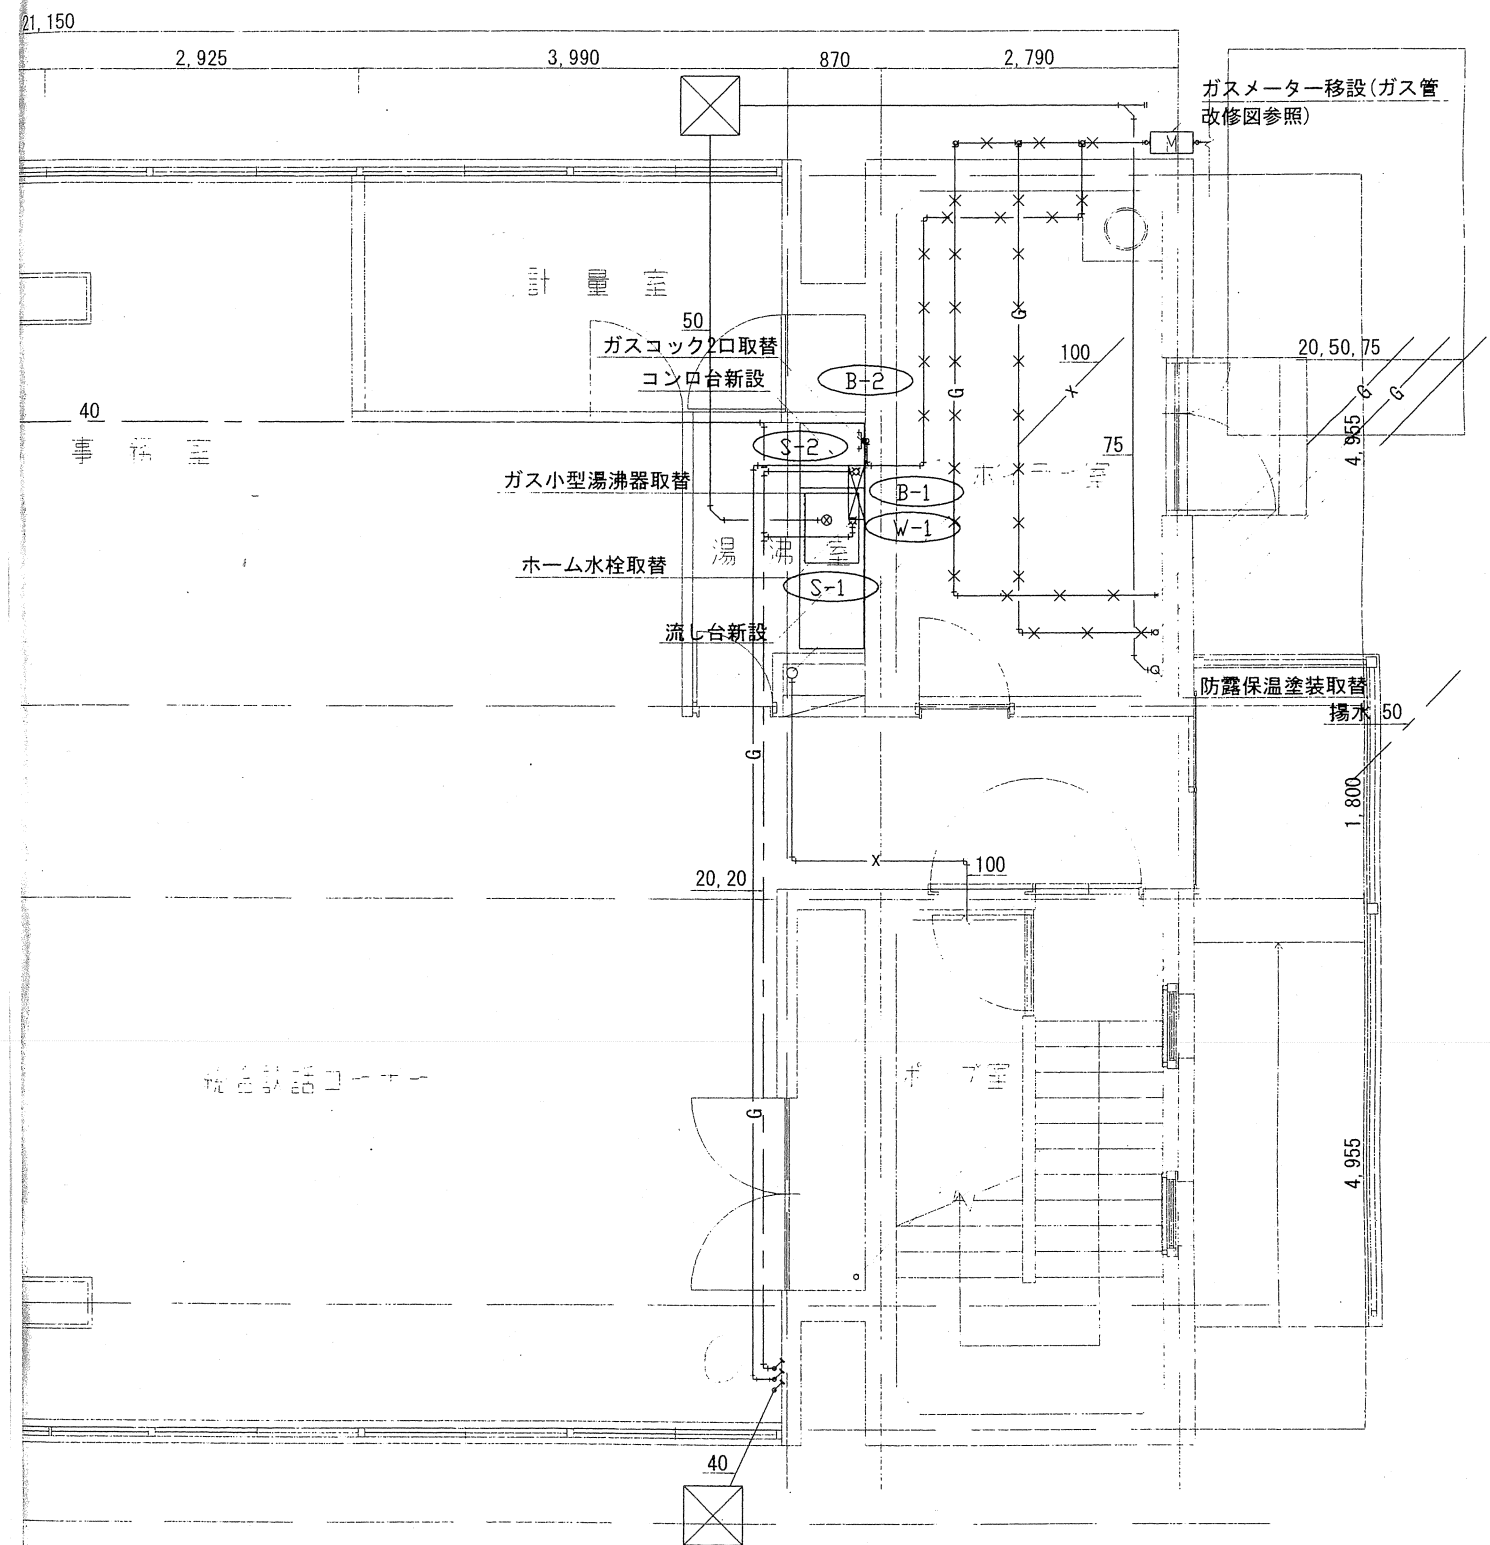


1 階 平 面 図

工 事 名	市立産業振興センター(産業会館)改修工事(機械設備工事)				
図面名称	給排水衛生ガス設備1階改修平面図				
縮 尺	1/50	1/	1/	1/	
製 図	平成17年 6月 日	図面番号	No 9	(25枚の内)	
課 長	主 幹	係 長	係 長	主 査	担 当
寝屋川市まち政策部建築営繕課					

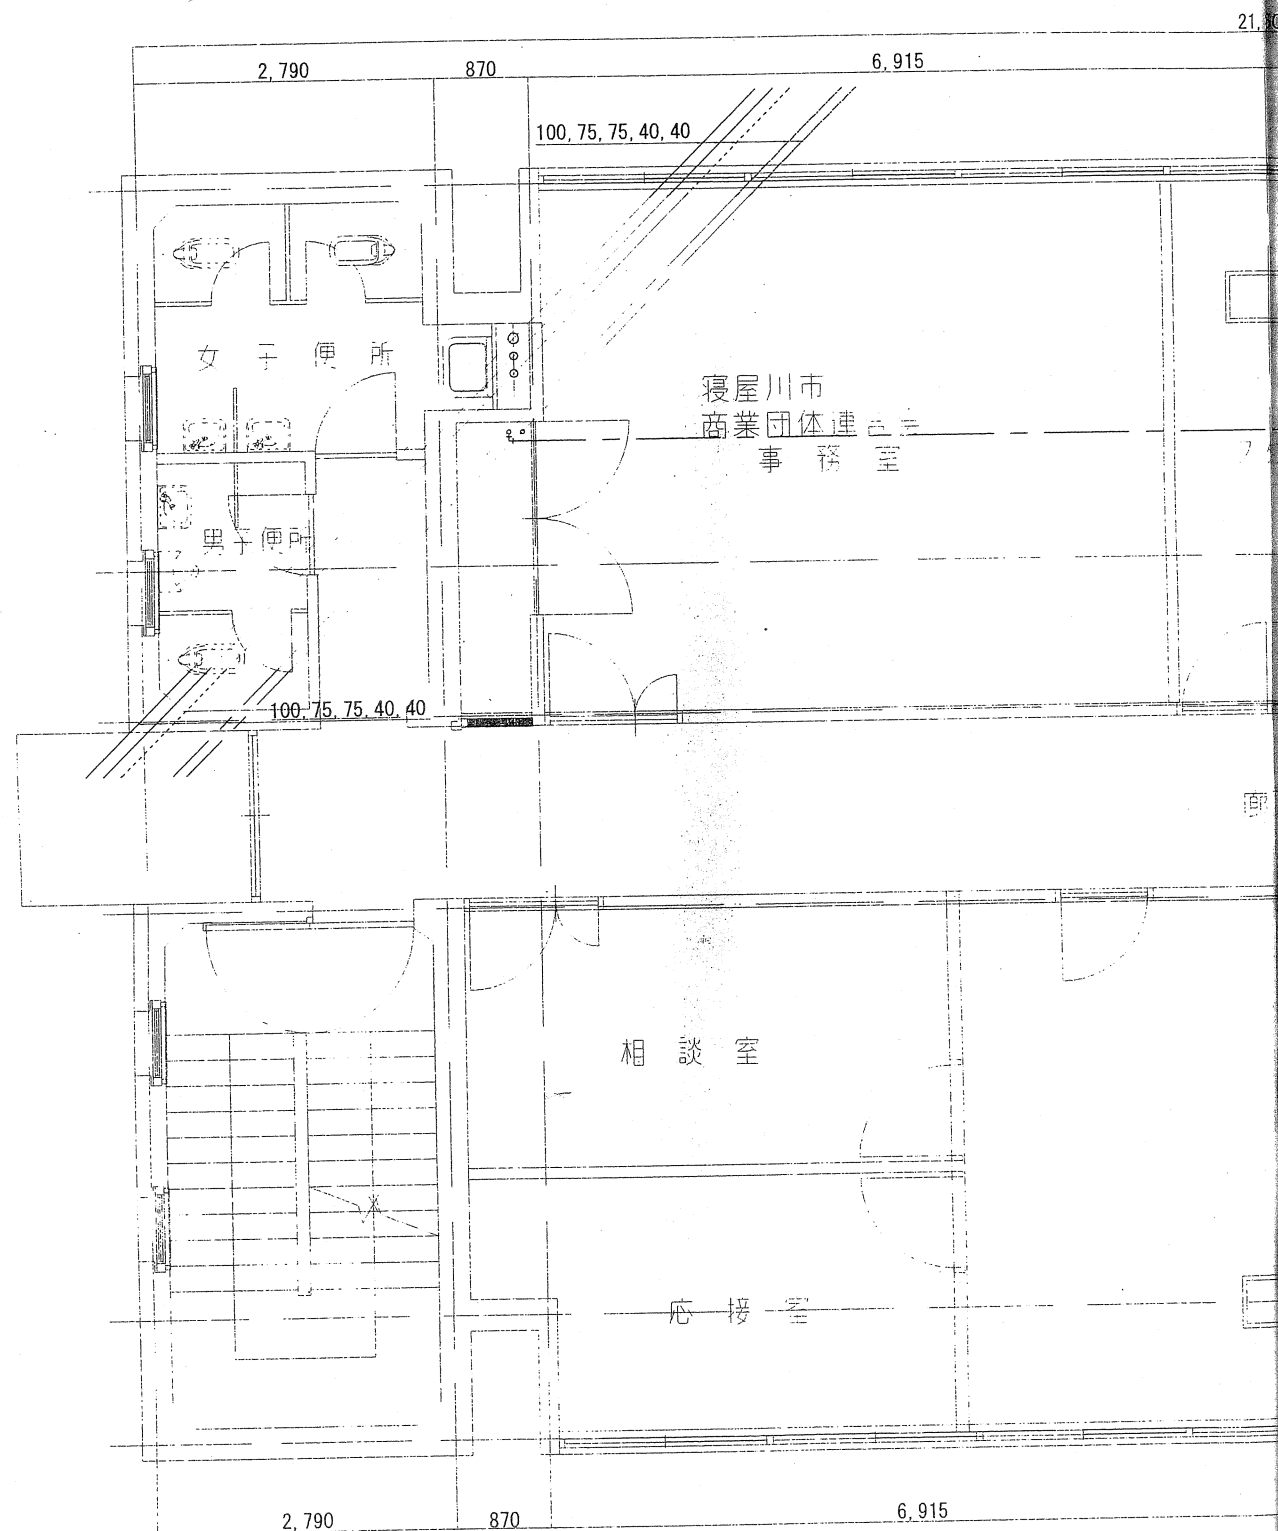


2 階 平 面 図

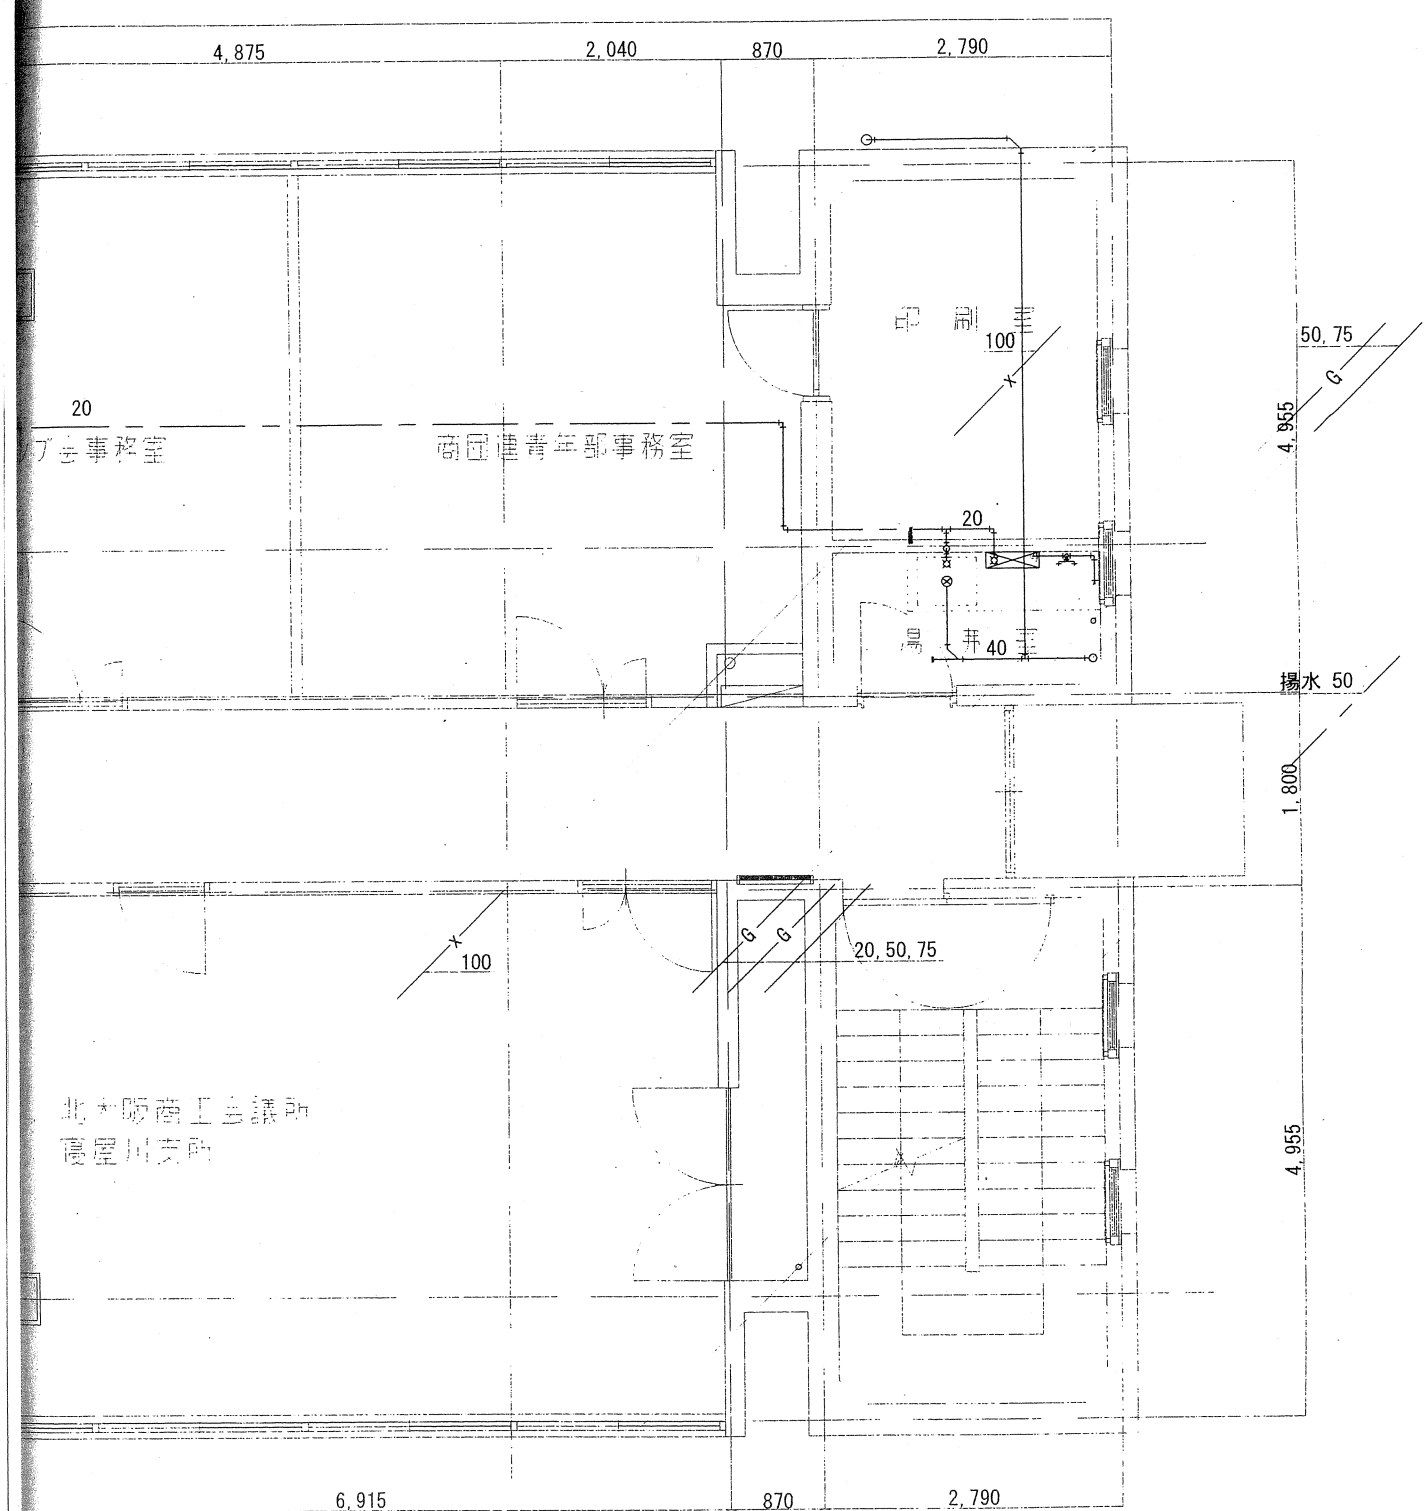


揚水 50

工 事 名	市立産業振興センター(産業会館)改修工事 (機械設備工事)				
図面名称	給排水衛生ガス設備2階平面図 (既設参考図)				
縮 尺	1 / 50	・	1 /	・	1 /
製 図	平成17年 6月 日	図面番号	No 10 (25枚の内)		
課長	主幹	係長	係長	主査	担当
寝屋川市まち政策部建築営繕課					

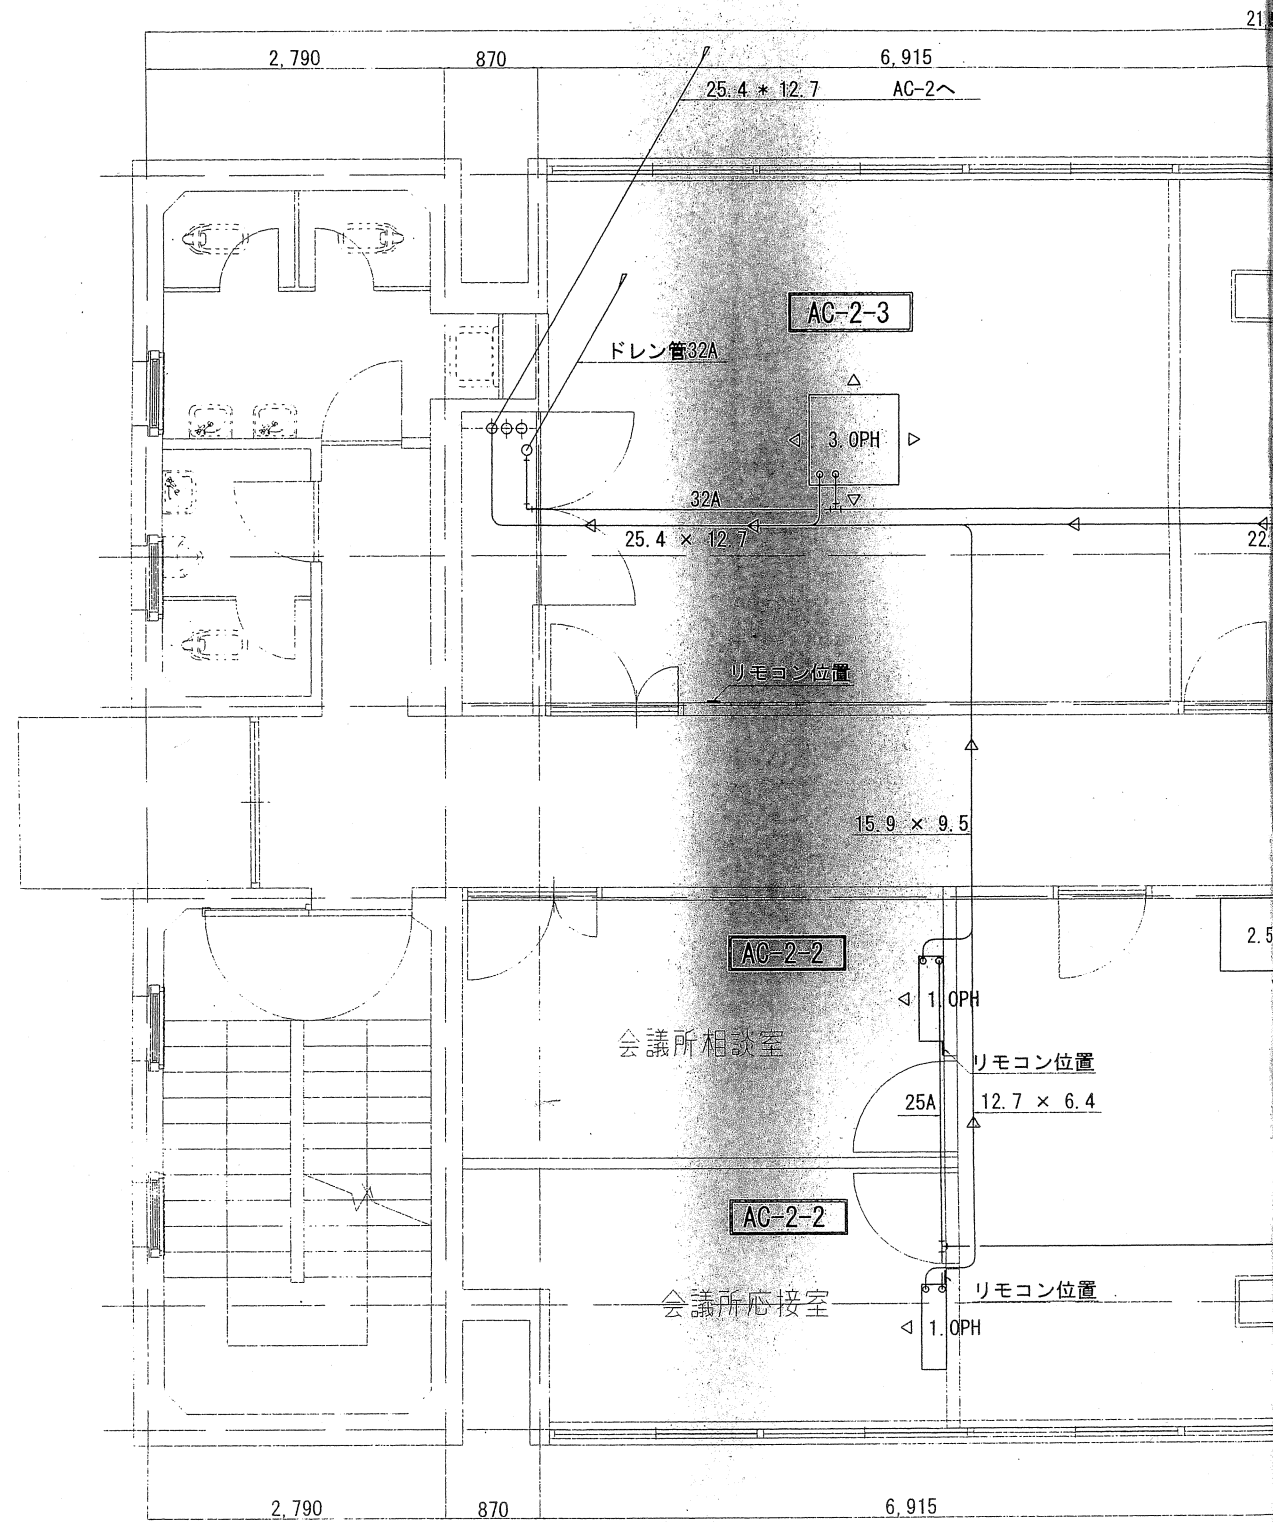


2 階 平 面

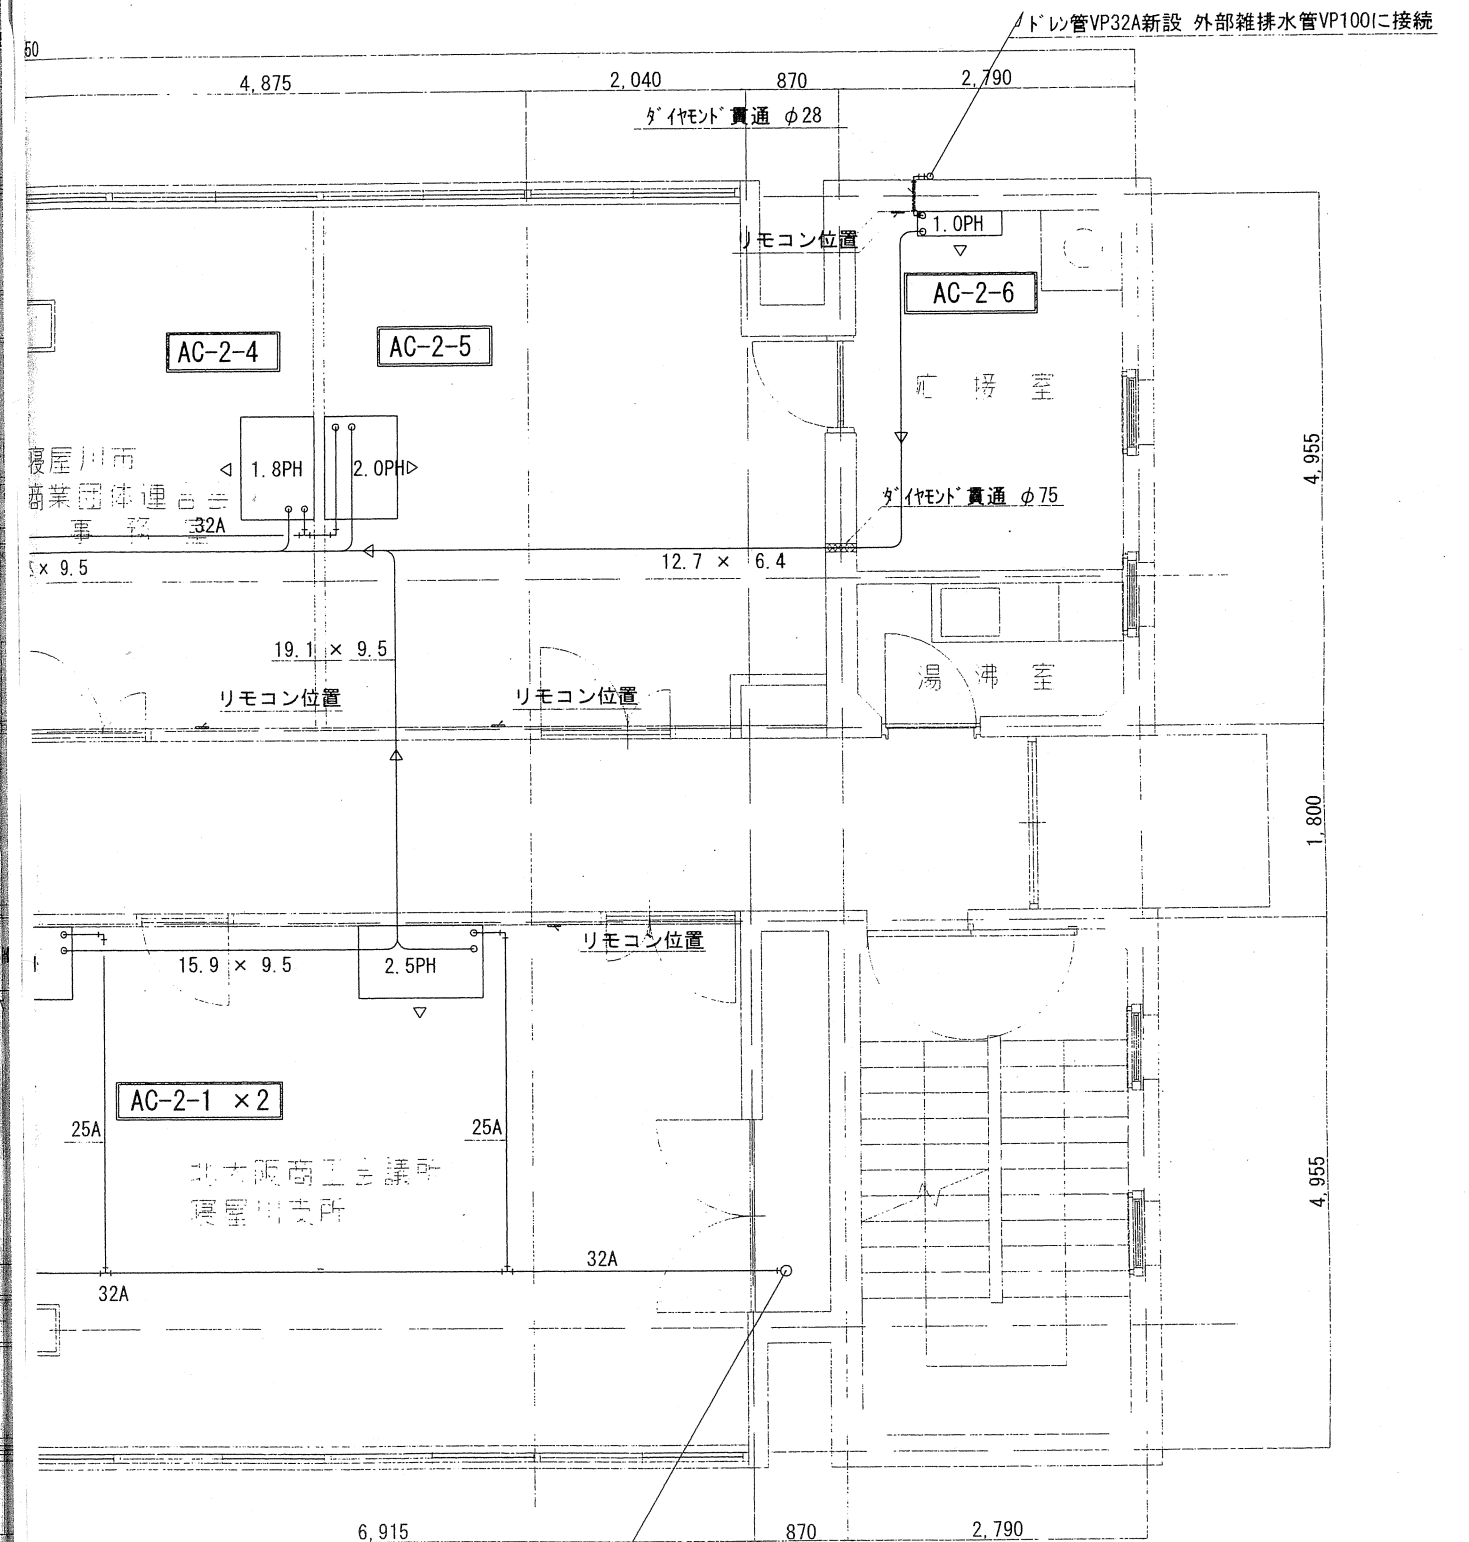

※天井張替えについては、1室5枚程度建築主体工事を含む。(AC-2-2x2)は、除く。


ドレン管32A

工 事 名	市立産業振興センター(産業会館)改修工事(機械設備工事)				
図面名称	空 気 調 和 設 備 2 階 平 面 図				
縮 尺	1 / 50	・	1 /	・	1 /
製 図	平成17年 6月 日	図面番号	No 6 (25枚の内)		
課長	主幹	係長	係長	主査	担当
寝屋川市まち政策部建築営繕課					

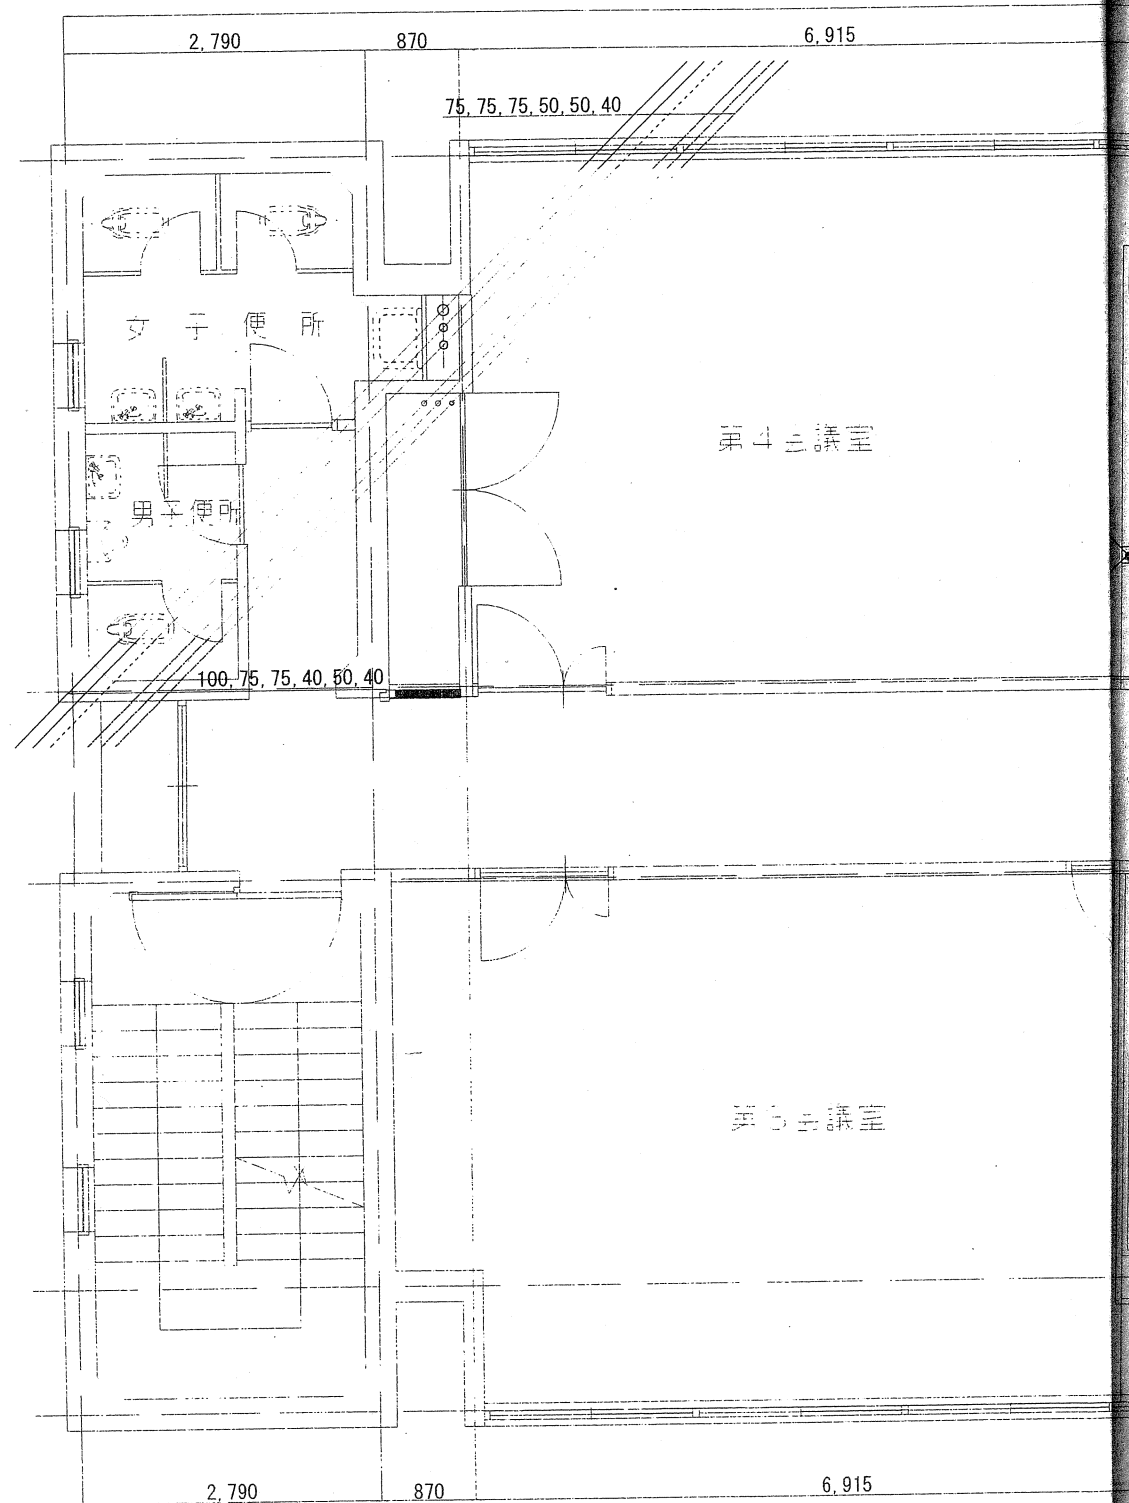

4F 湯沸室 新設機器リスト


S-1	流し台	1台	1500×560×800 カラミナート RNM-150 同等品
B-1	ガス小型湯沸器	1台	5号 大阪ガス 033-0065 同等品
B-2	2口ガス栓	1個	大阪ガス LBペアガス栓366 同等品
W-1	泡沫自在水栓	1個	TOTO T-130AR13 同等品

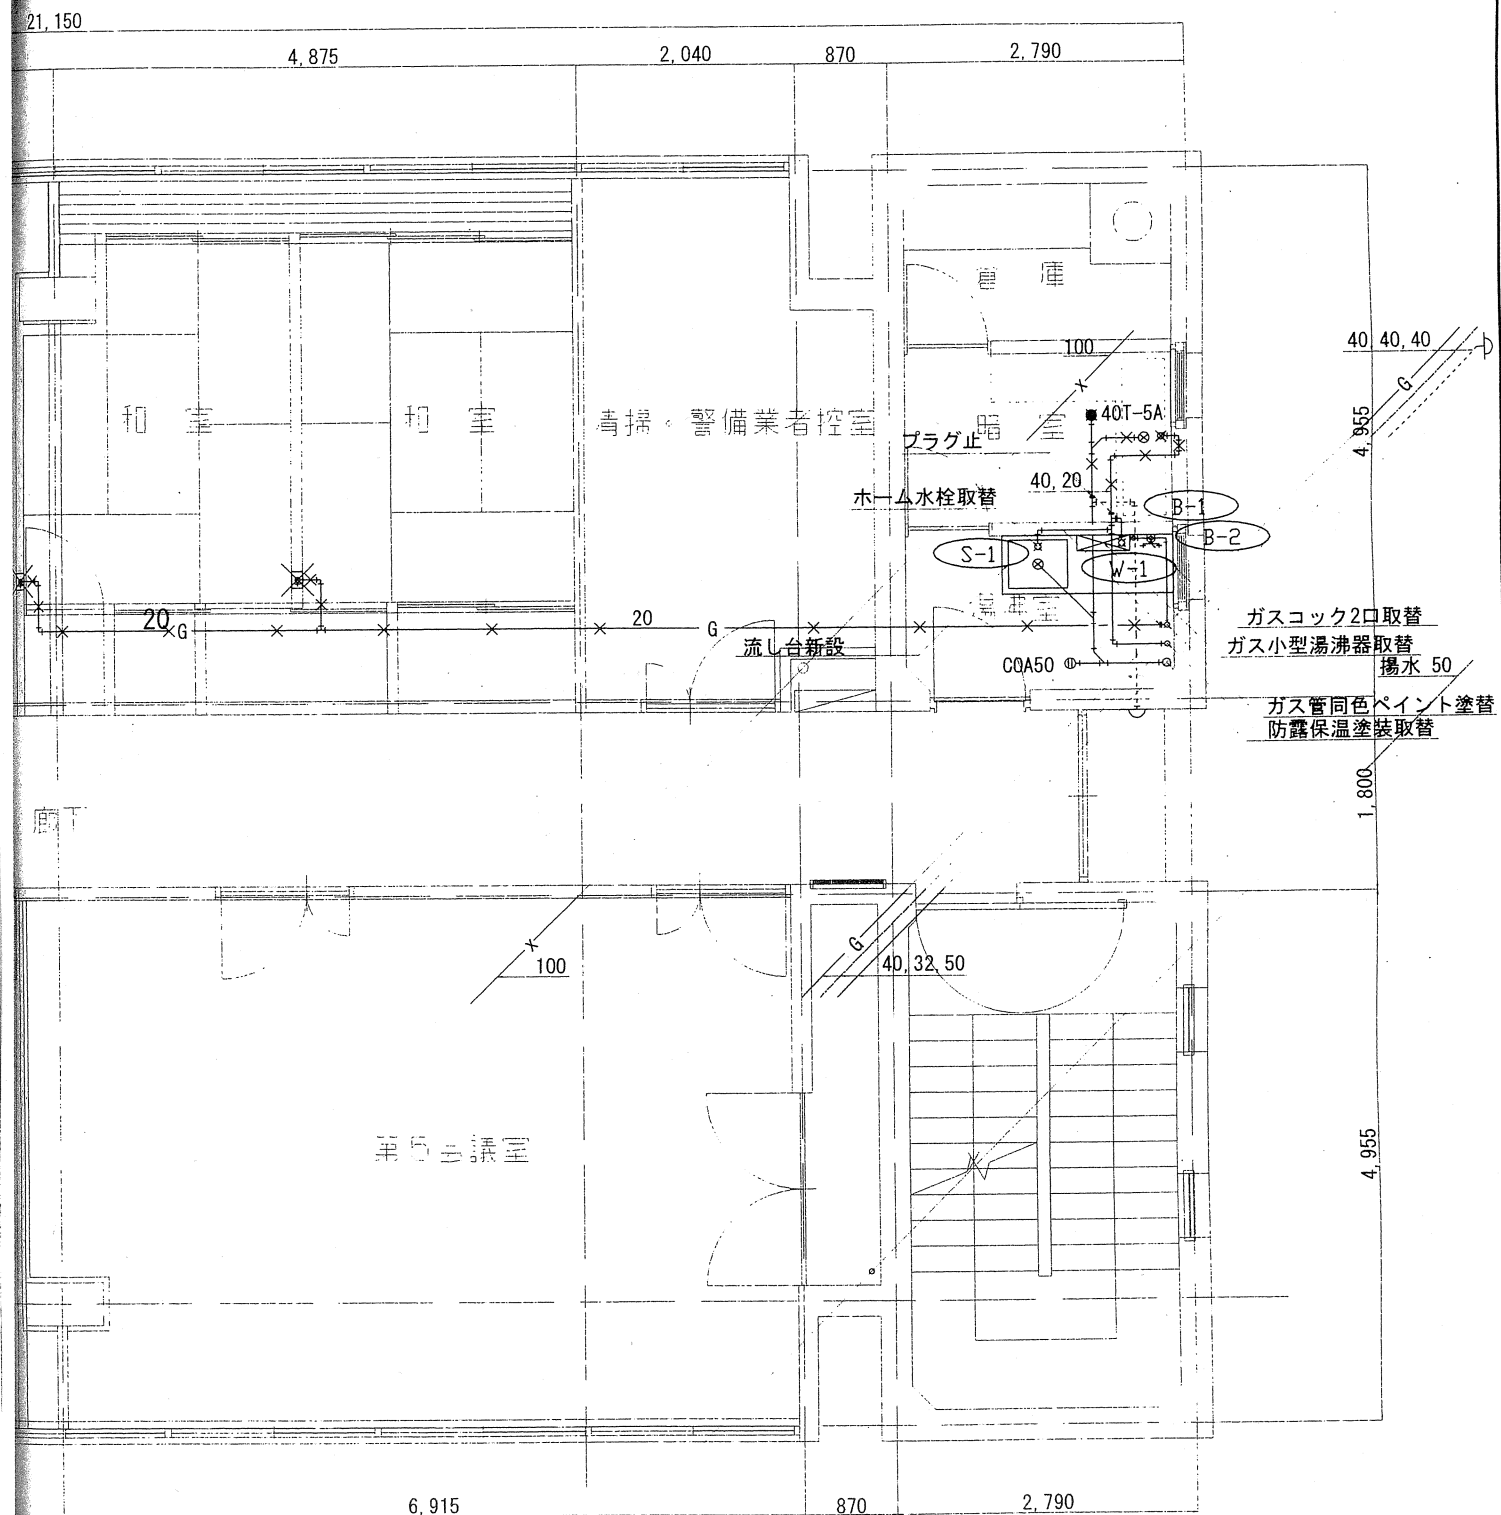

4階平面図

揚水 50


工事名	市立産業振興センター(産業会館)改修工事(機械設備工事)				
図面名称	給排水衛生ガス設備4階改修平面図				
縮尺	1/50	1/	1/	1/	
製図	平成17年6月日	図面番号	No 12 (25枚の内)		
課長	主幹	係長	係長	主査	担当
寝屋川市まち政策部建築営繕課					

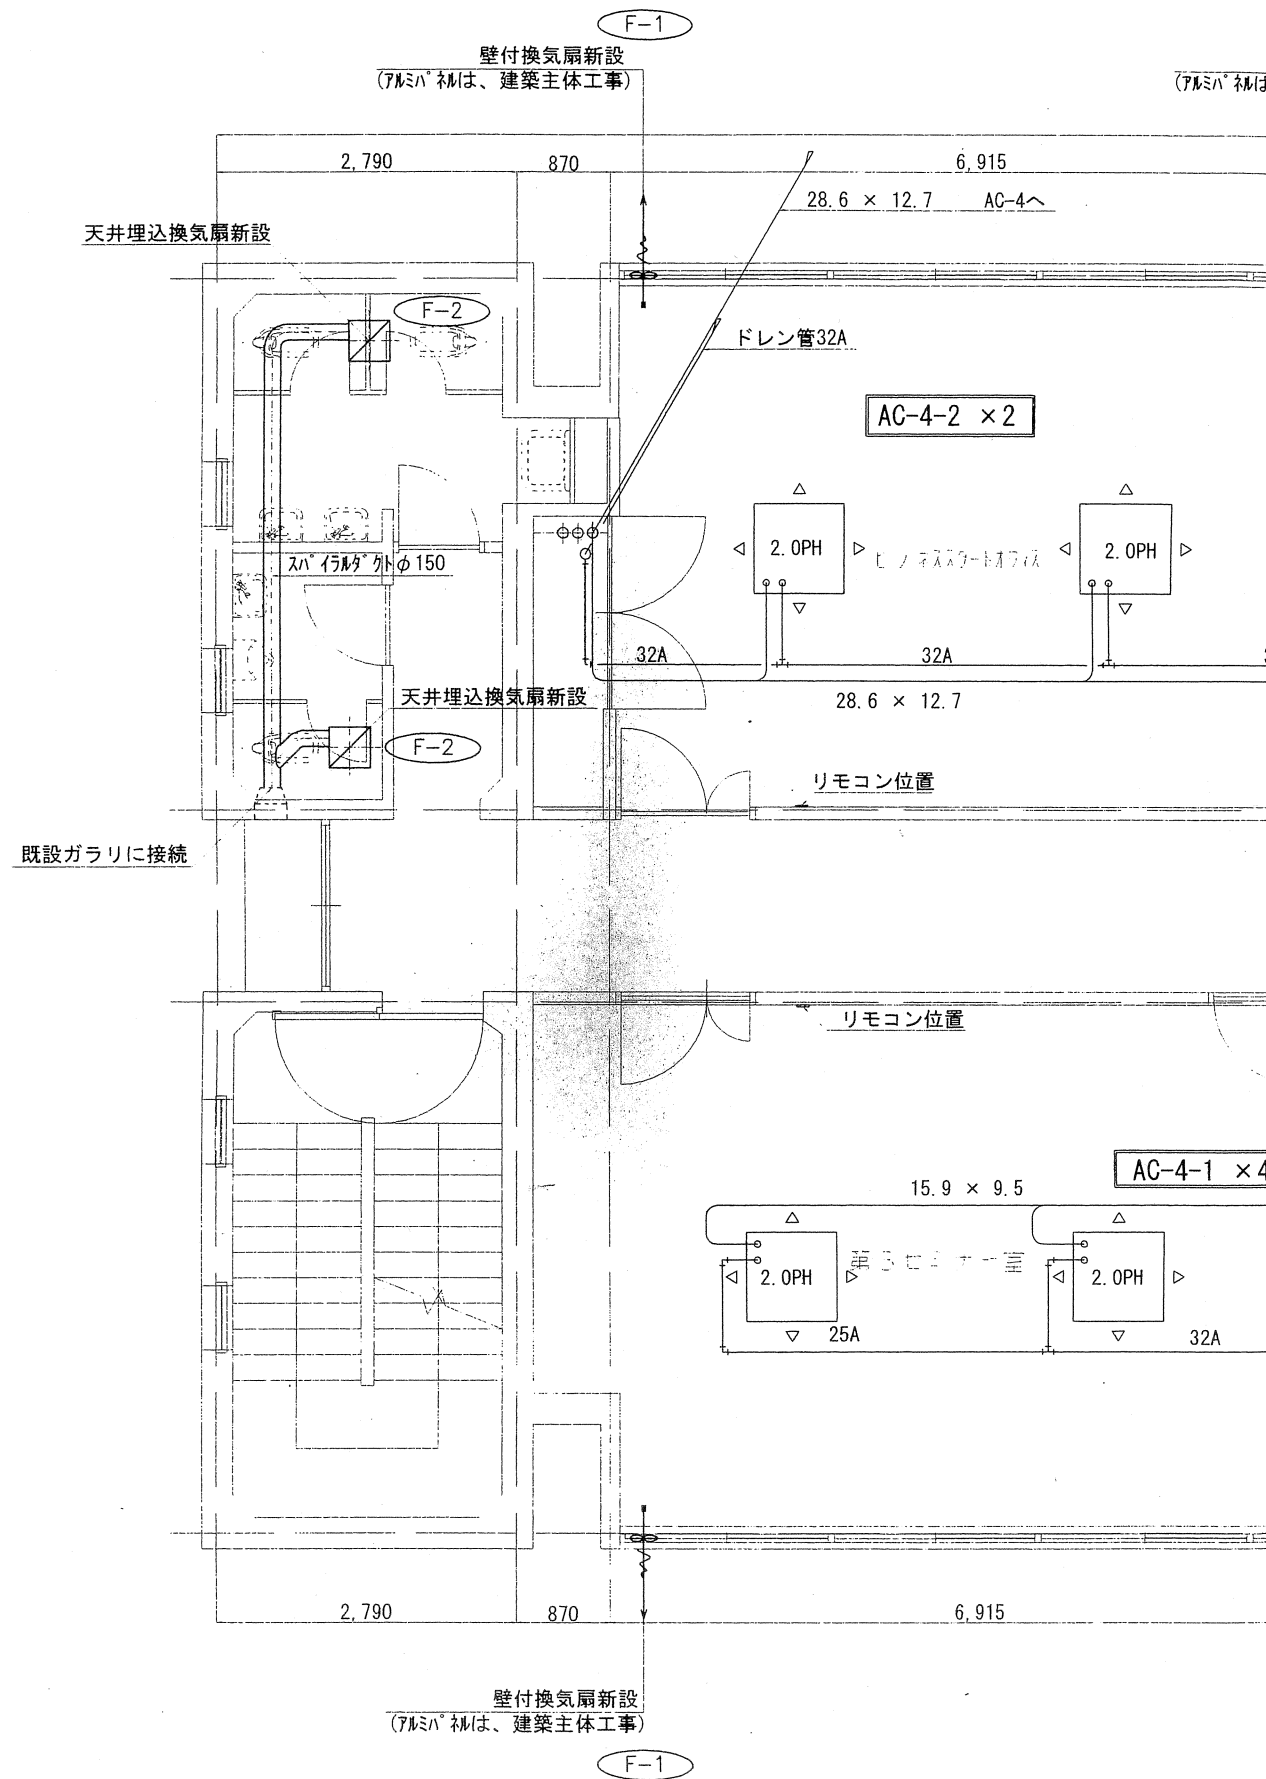

4F 換気扇リスト

F-1	壁付換気扇	5台	EX-25EK4-C同等品 ヲガ-加- P-25CVS4共
F-2	天井埋込換気扇	2台	VD-18ZT6同等品
F-3	天井埋込換気扇	1台	VD-15ZY6同等品
F-4	壁付換気扇	1台	EX-20EK4-C同等品

4 階 平 面 図

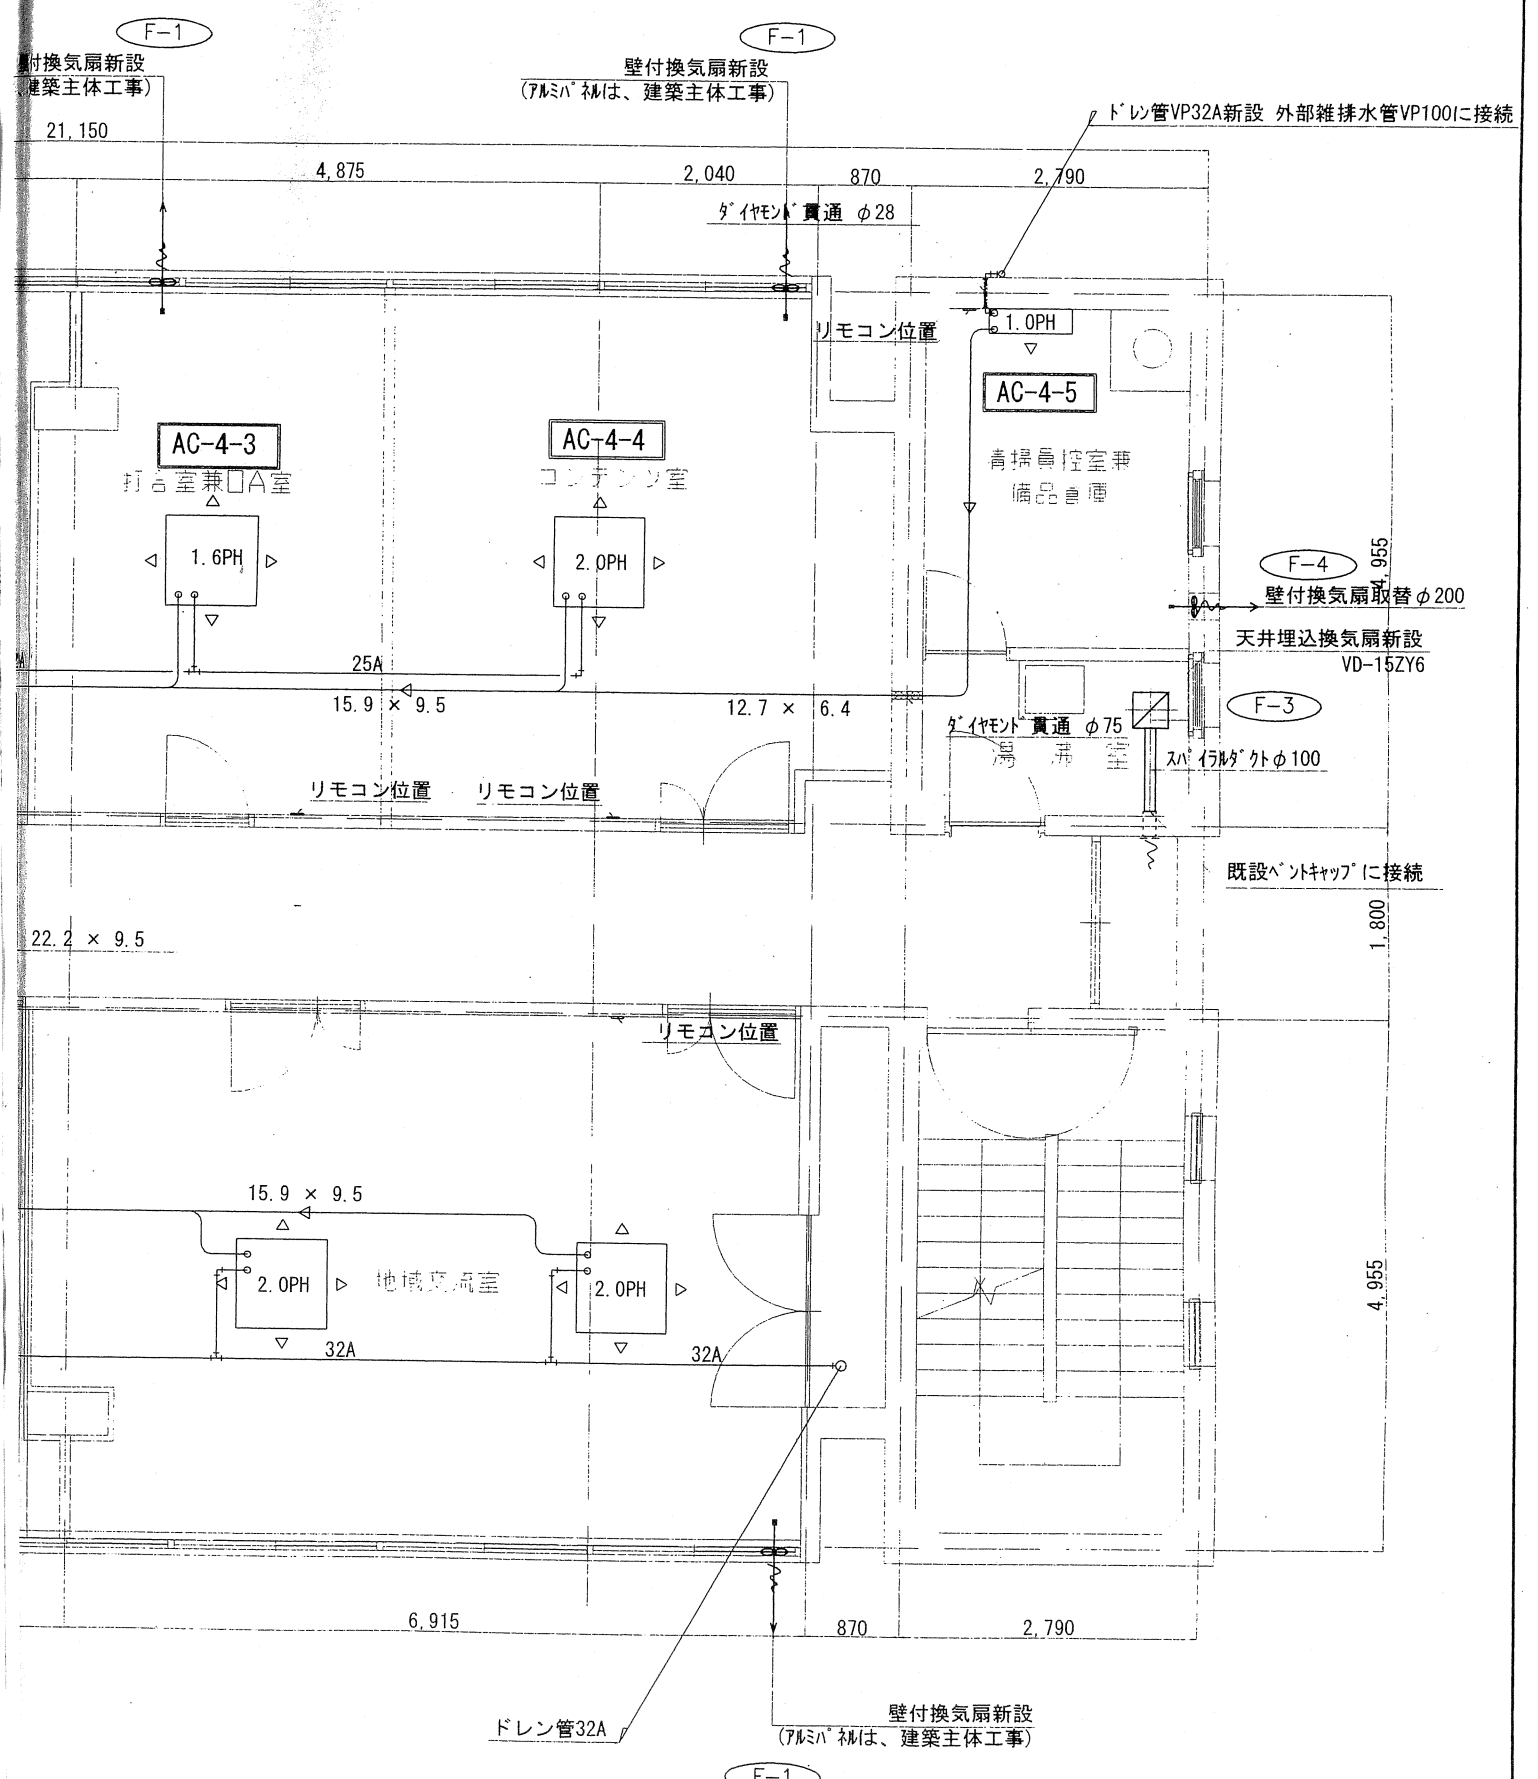

工 事 名	市立産業振興センター(産業会館)改修工事 (機械設備工事)		
図面名称	空 気 調 和 設 備 4 階 平 面 図		
縮 尺	1 / 50	1 /	1 /
製 図	平成17年 6月 日	図面番号	No 8 (25枚の内)
課 長	主 幹	保 長	保 長
	主 査	主 査	担 当
寝屋川市まち政策部建築営繕課			