


2階平面図 1:100

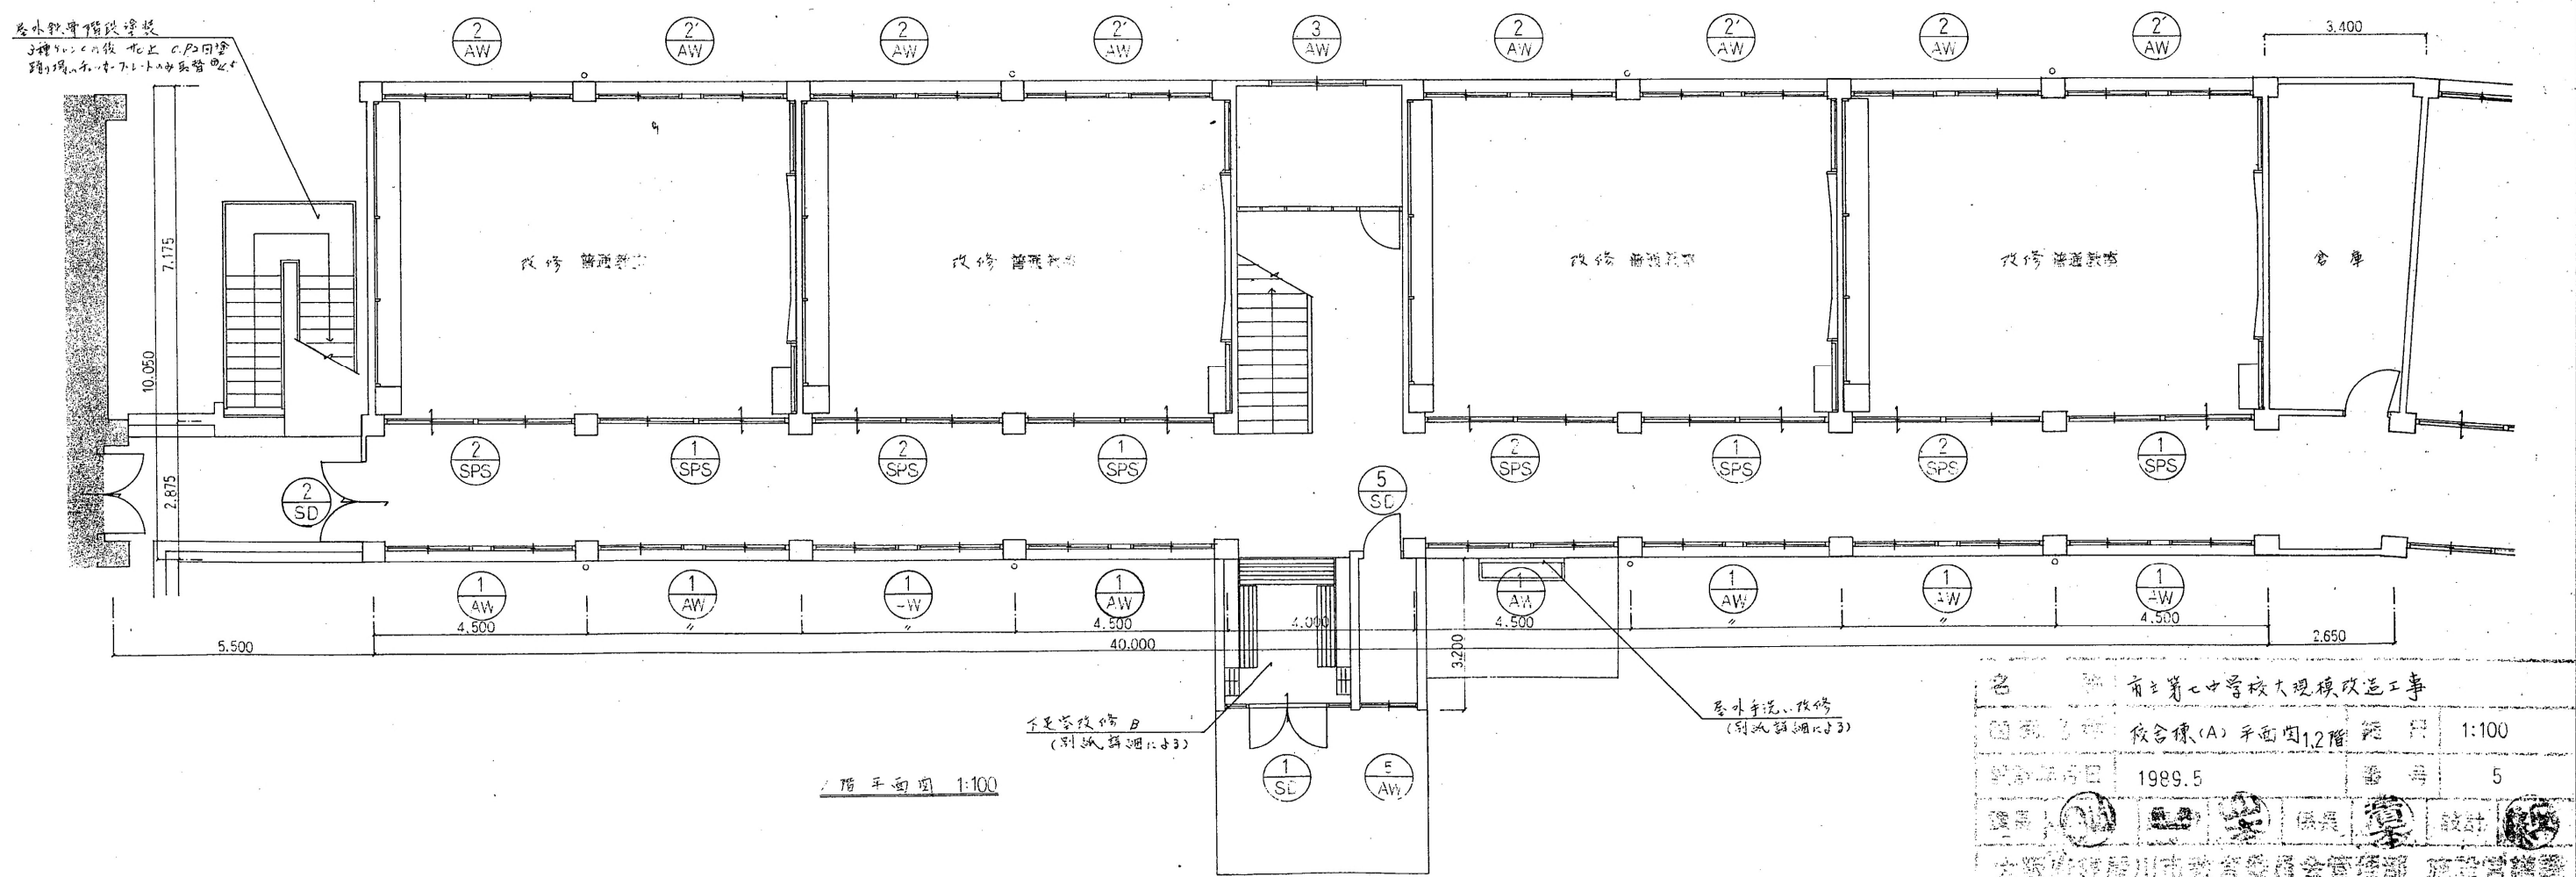

1階平面図 1:100

名	市立第七中学校大規模改修工事
図名	校舎棟(A) 平面図1,2階 縮尺 1:100
作成年月日	1989.5
図番	5
設計	大阪府建設局 建築設計課