




高津水増量場平面図 S=1/200

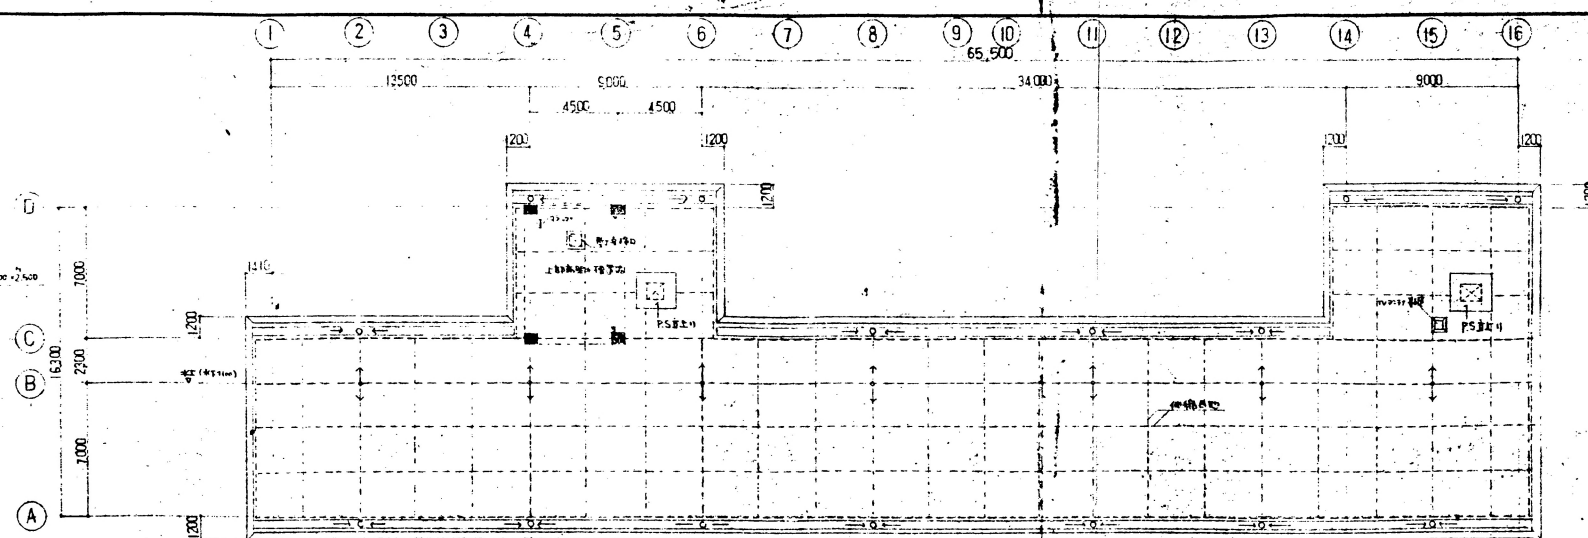

2階平面図

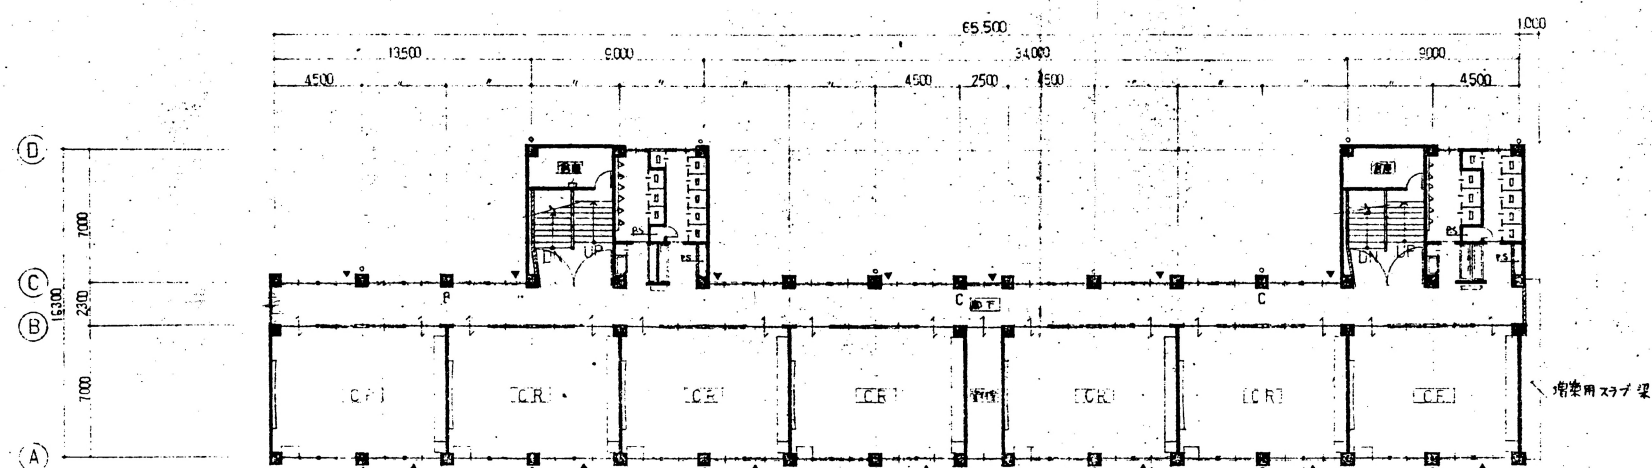

4階平面図

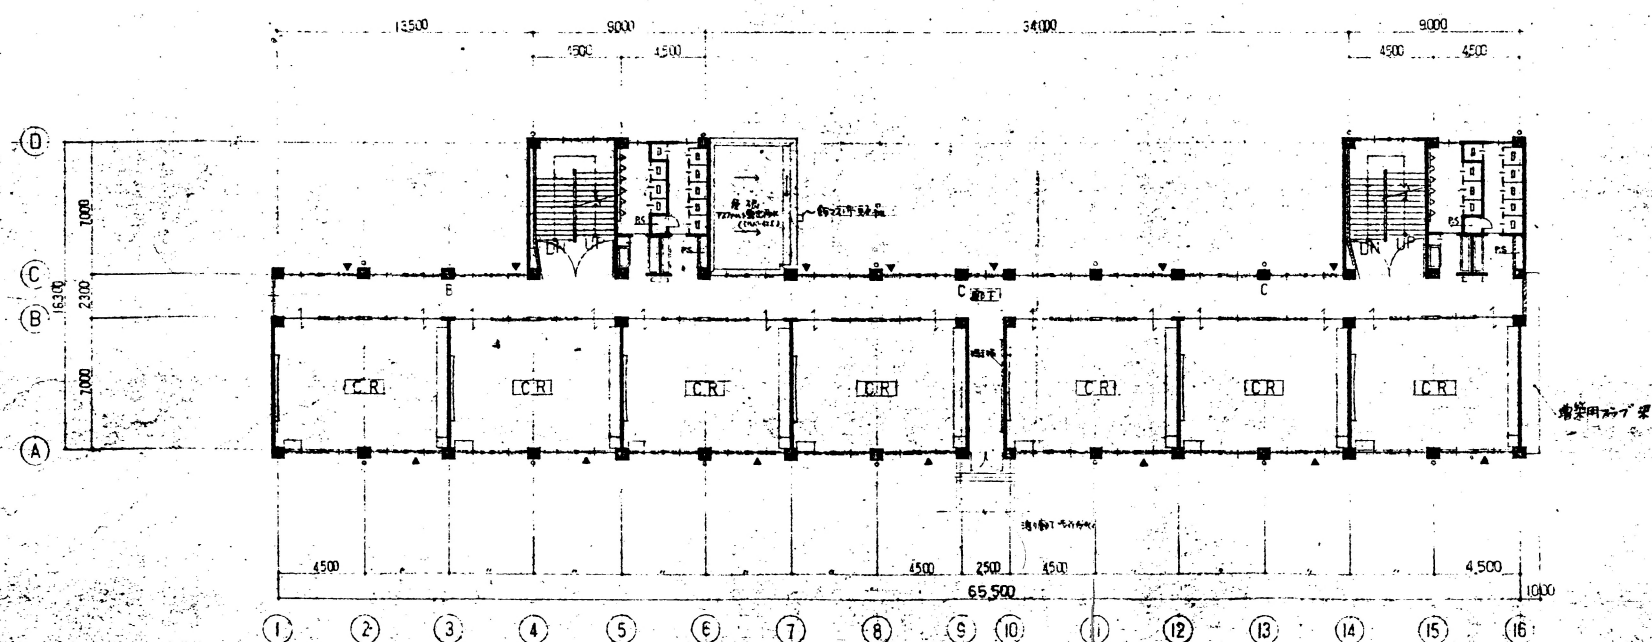

3階平面図 S=1/200

凡例	
	鉄筋コンクリート造
	鋼骨鉄筋コンクリート造
	床
	非常用出入口

名称	大阪府寝屋川市立第八中学校校舎新築工事(建築主体工事)		
図面名称	3~4階平面図	製図	昭和51年10月
縮尺	1/200	図面番号	107 (39枚の内)
大阪府寝屋川市土木部建築課			
株式会社海上第一建築事務所			