


4階 平面図 1/200

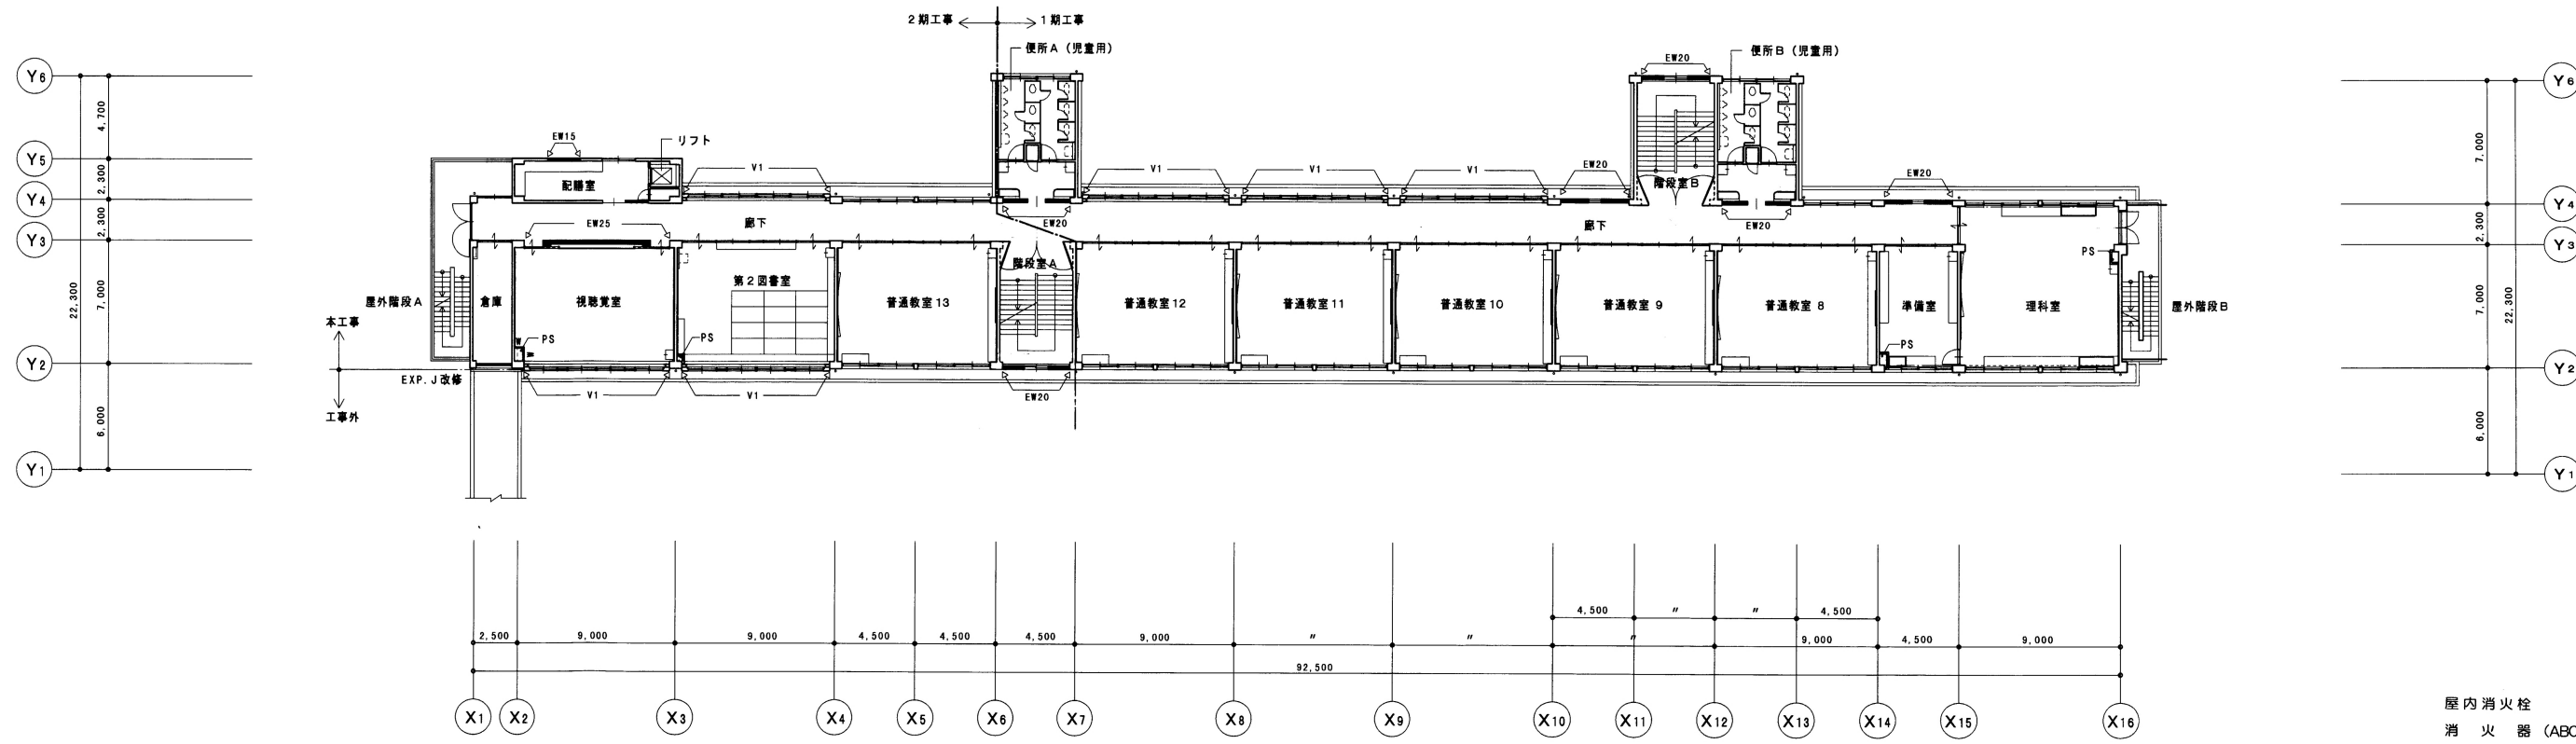

3階 平面図 1/200

屋内消火栓
消火器 (ABC-10型)
誘導標識

工事名		寝屋川市立南小学校大規模改修工事 (建築主体工事)			
図面名称		改修後 平面図 (2)			
縮尺		1/200			
製図		平成13年4月日	図面番号	No. A11(89枚の内)	
監理		主計	主査	主査	主査
寝屋川市都市建設部都市整備室建築営繕課					