


4階天井伏図 1/100

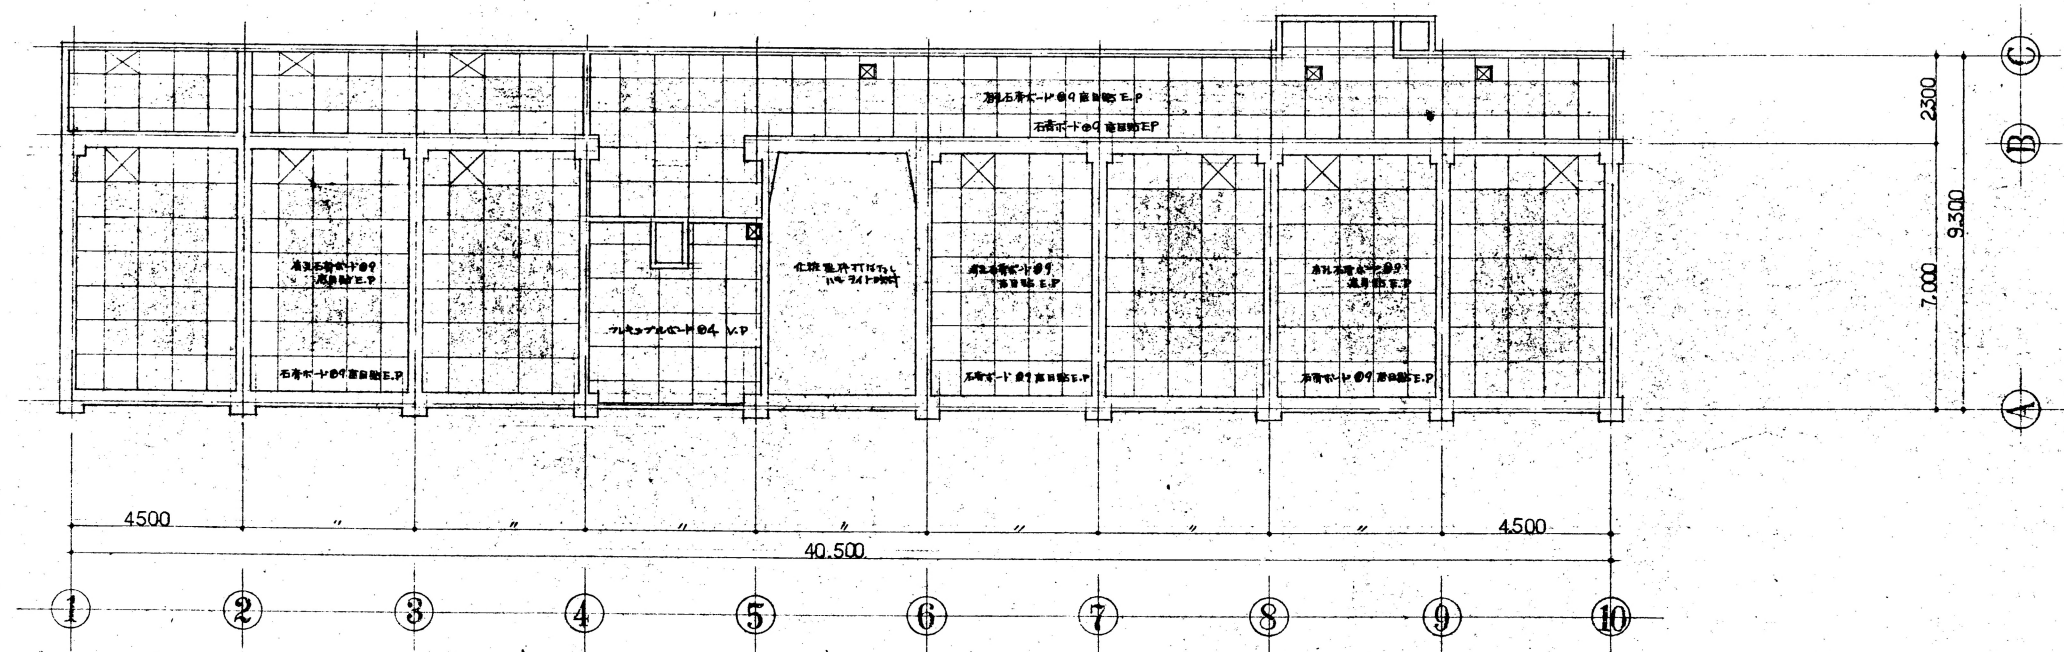

3階天井伏図 1/100

- 凡例
- アルミ製天井点検口
 - ⊗ 天井点検口 止メ
 - ⑤ 位置は電灯設備と対応する。アルミ製天井点検口は 400×400 とする。

| | | | |
|-----|------------------|------|---------|
| 名 | 寝屋川市立第五小学校校舎増築工事 | | |
| 図名 | 3階天井伏図 | 製図 | 昭和50年8月 |
| 縮尺 | 1/100 | 図面番号 | 26-43 |
| 設計 | 大阪府寝屋川市土木部建築課 | | |
| 設計者 | 二葉設計事務所 | | |