




普通教室 平面図 縮尺 1:50

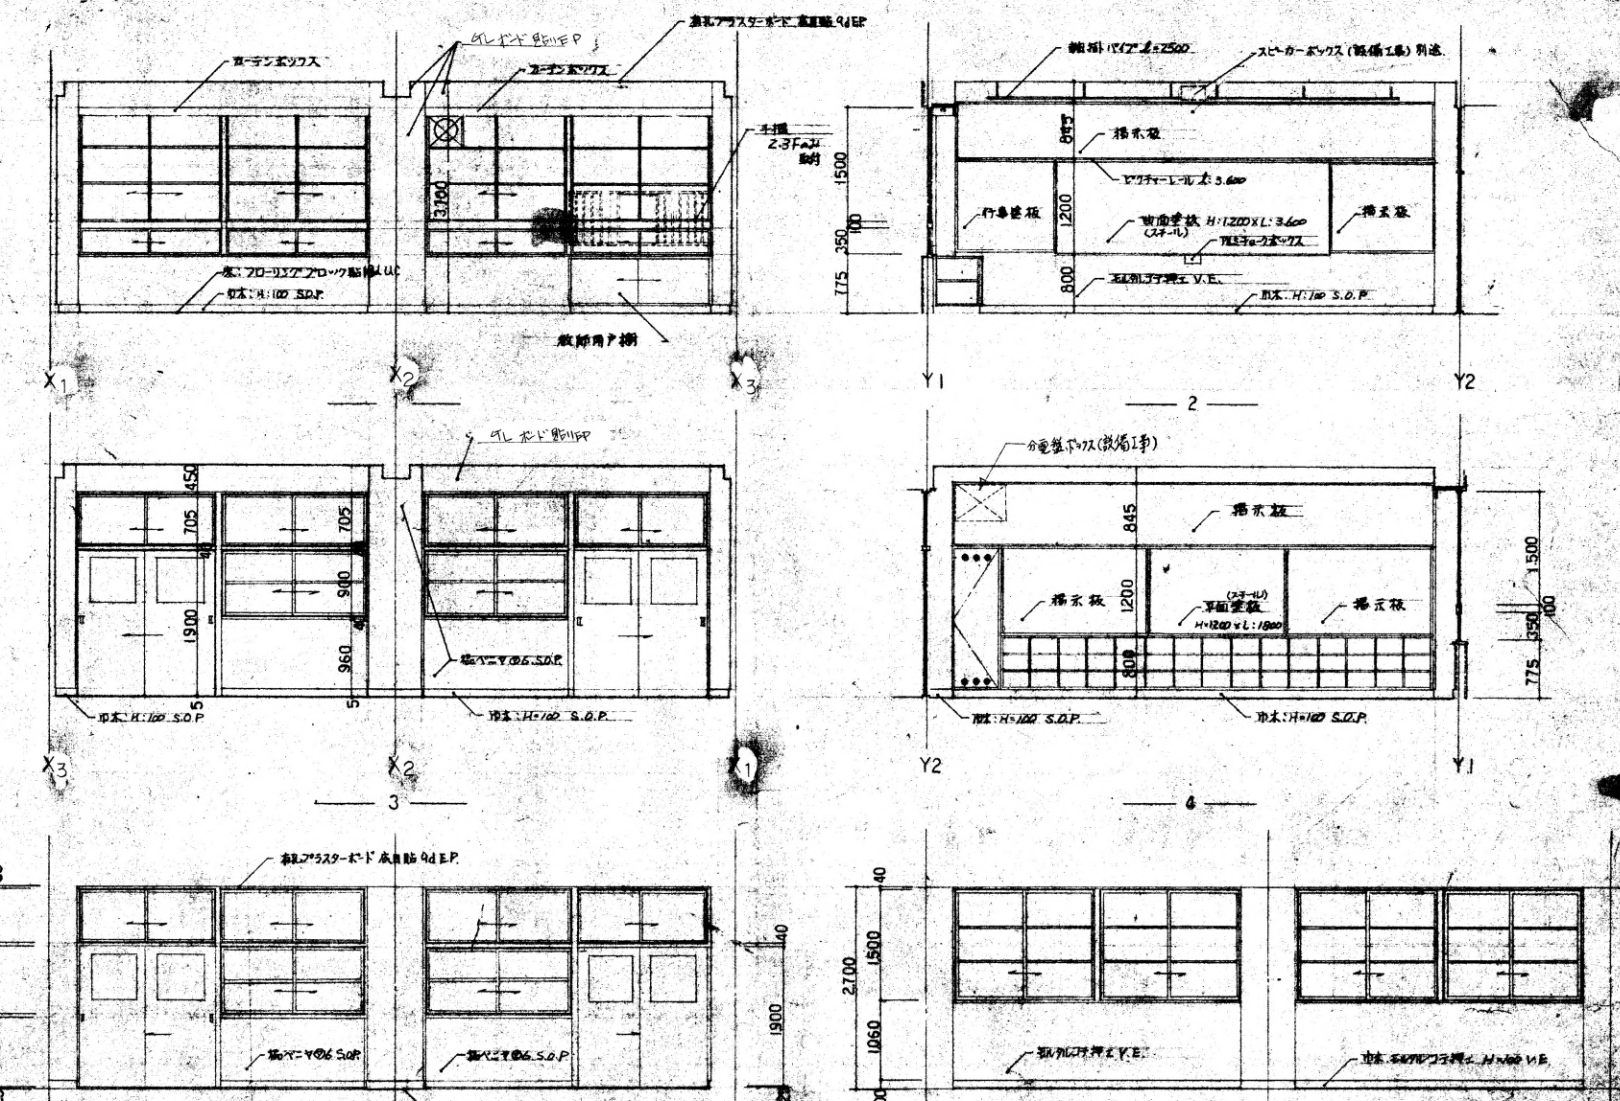


廊下 平面図 縮尺 1:50

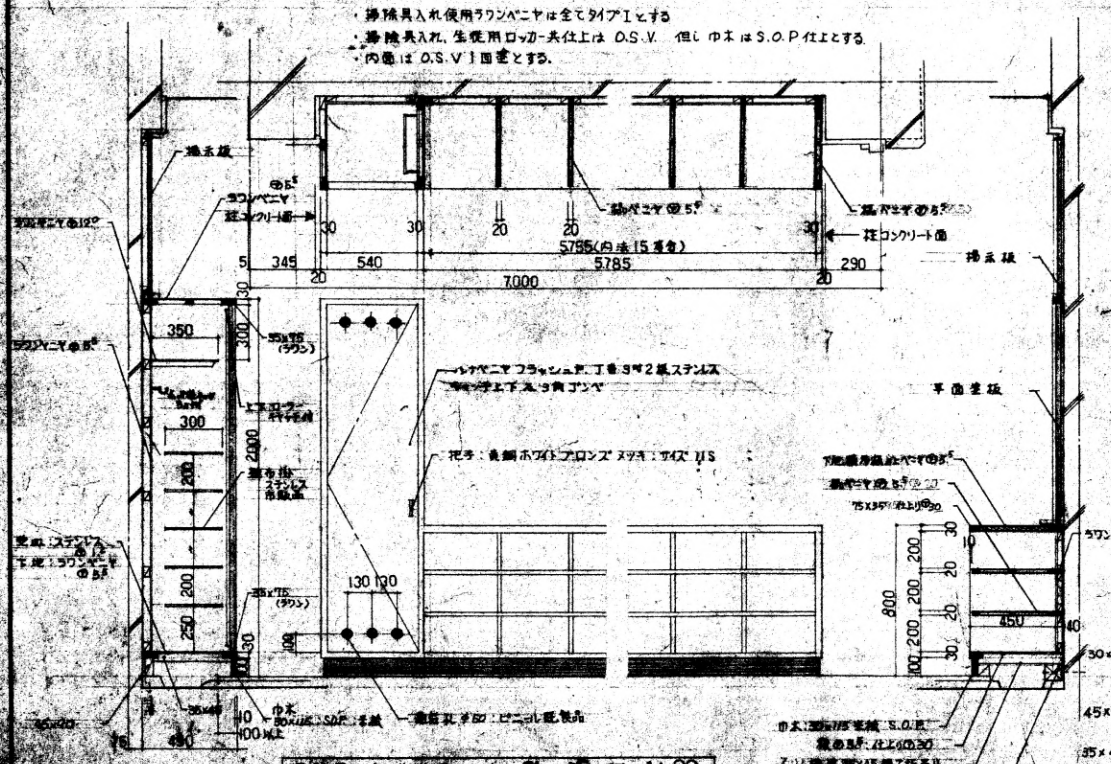

参観員入れ、生徒用ロッカー 平面図 縮尺 1:20

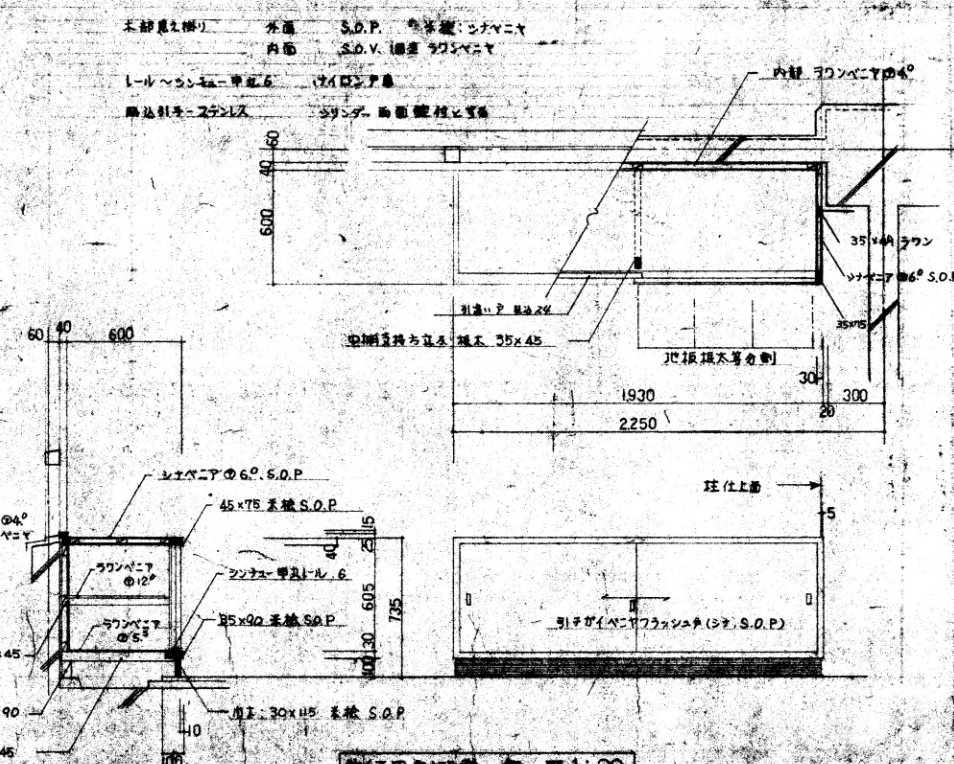

教師用机 平面図 縮尺 1:20

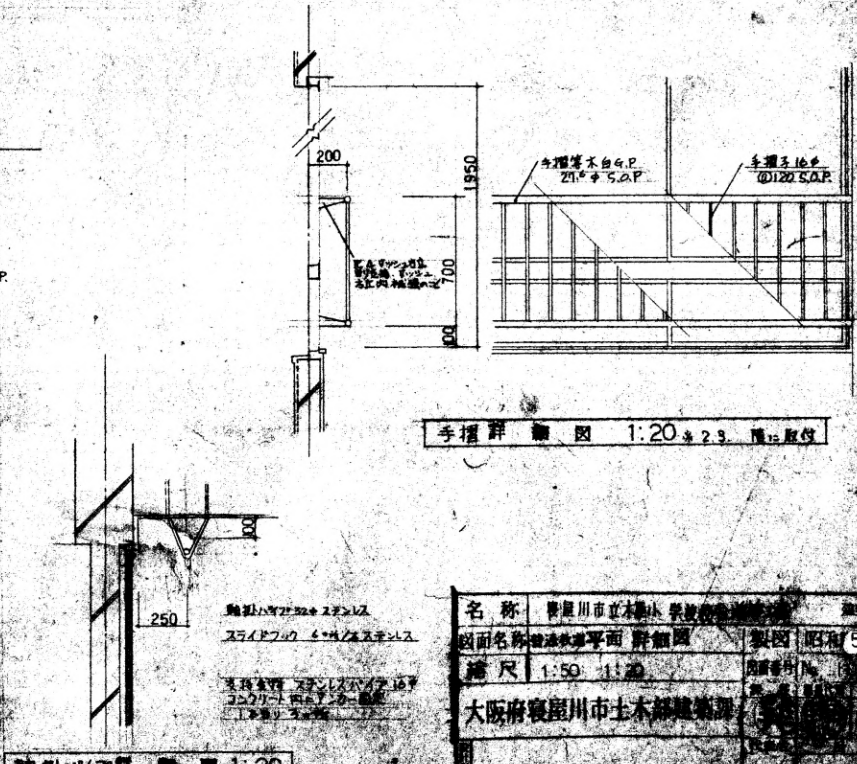

給水パイプ 平面図 縮尺 1:20

名称	奈良市立小学校 教員用机
図面名称	普通教室平面図
縮尺	1:50
作成者	大阪府奈良市土木建築課
図面番号	55